
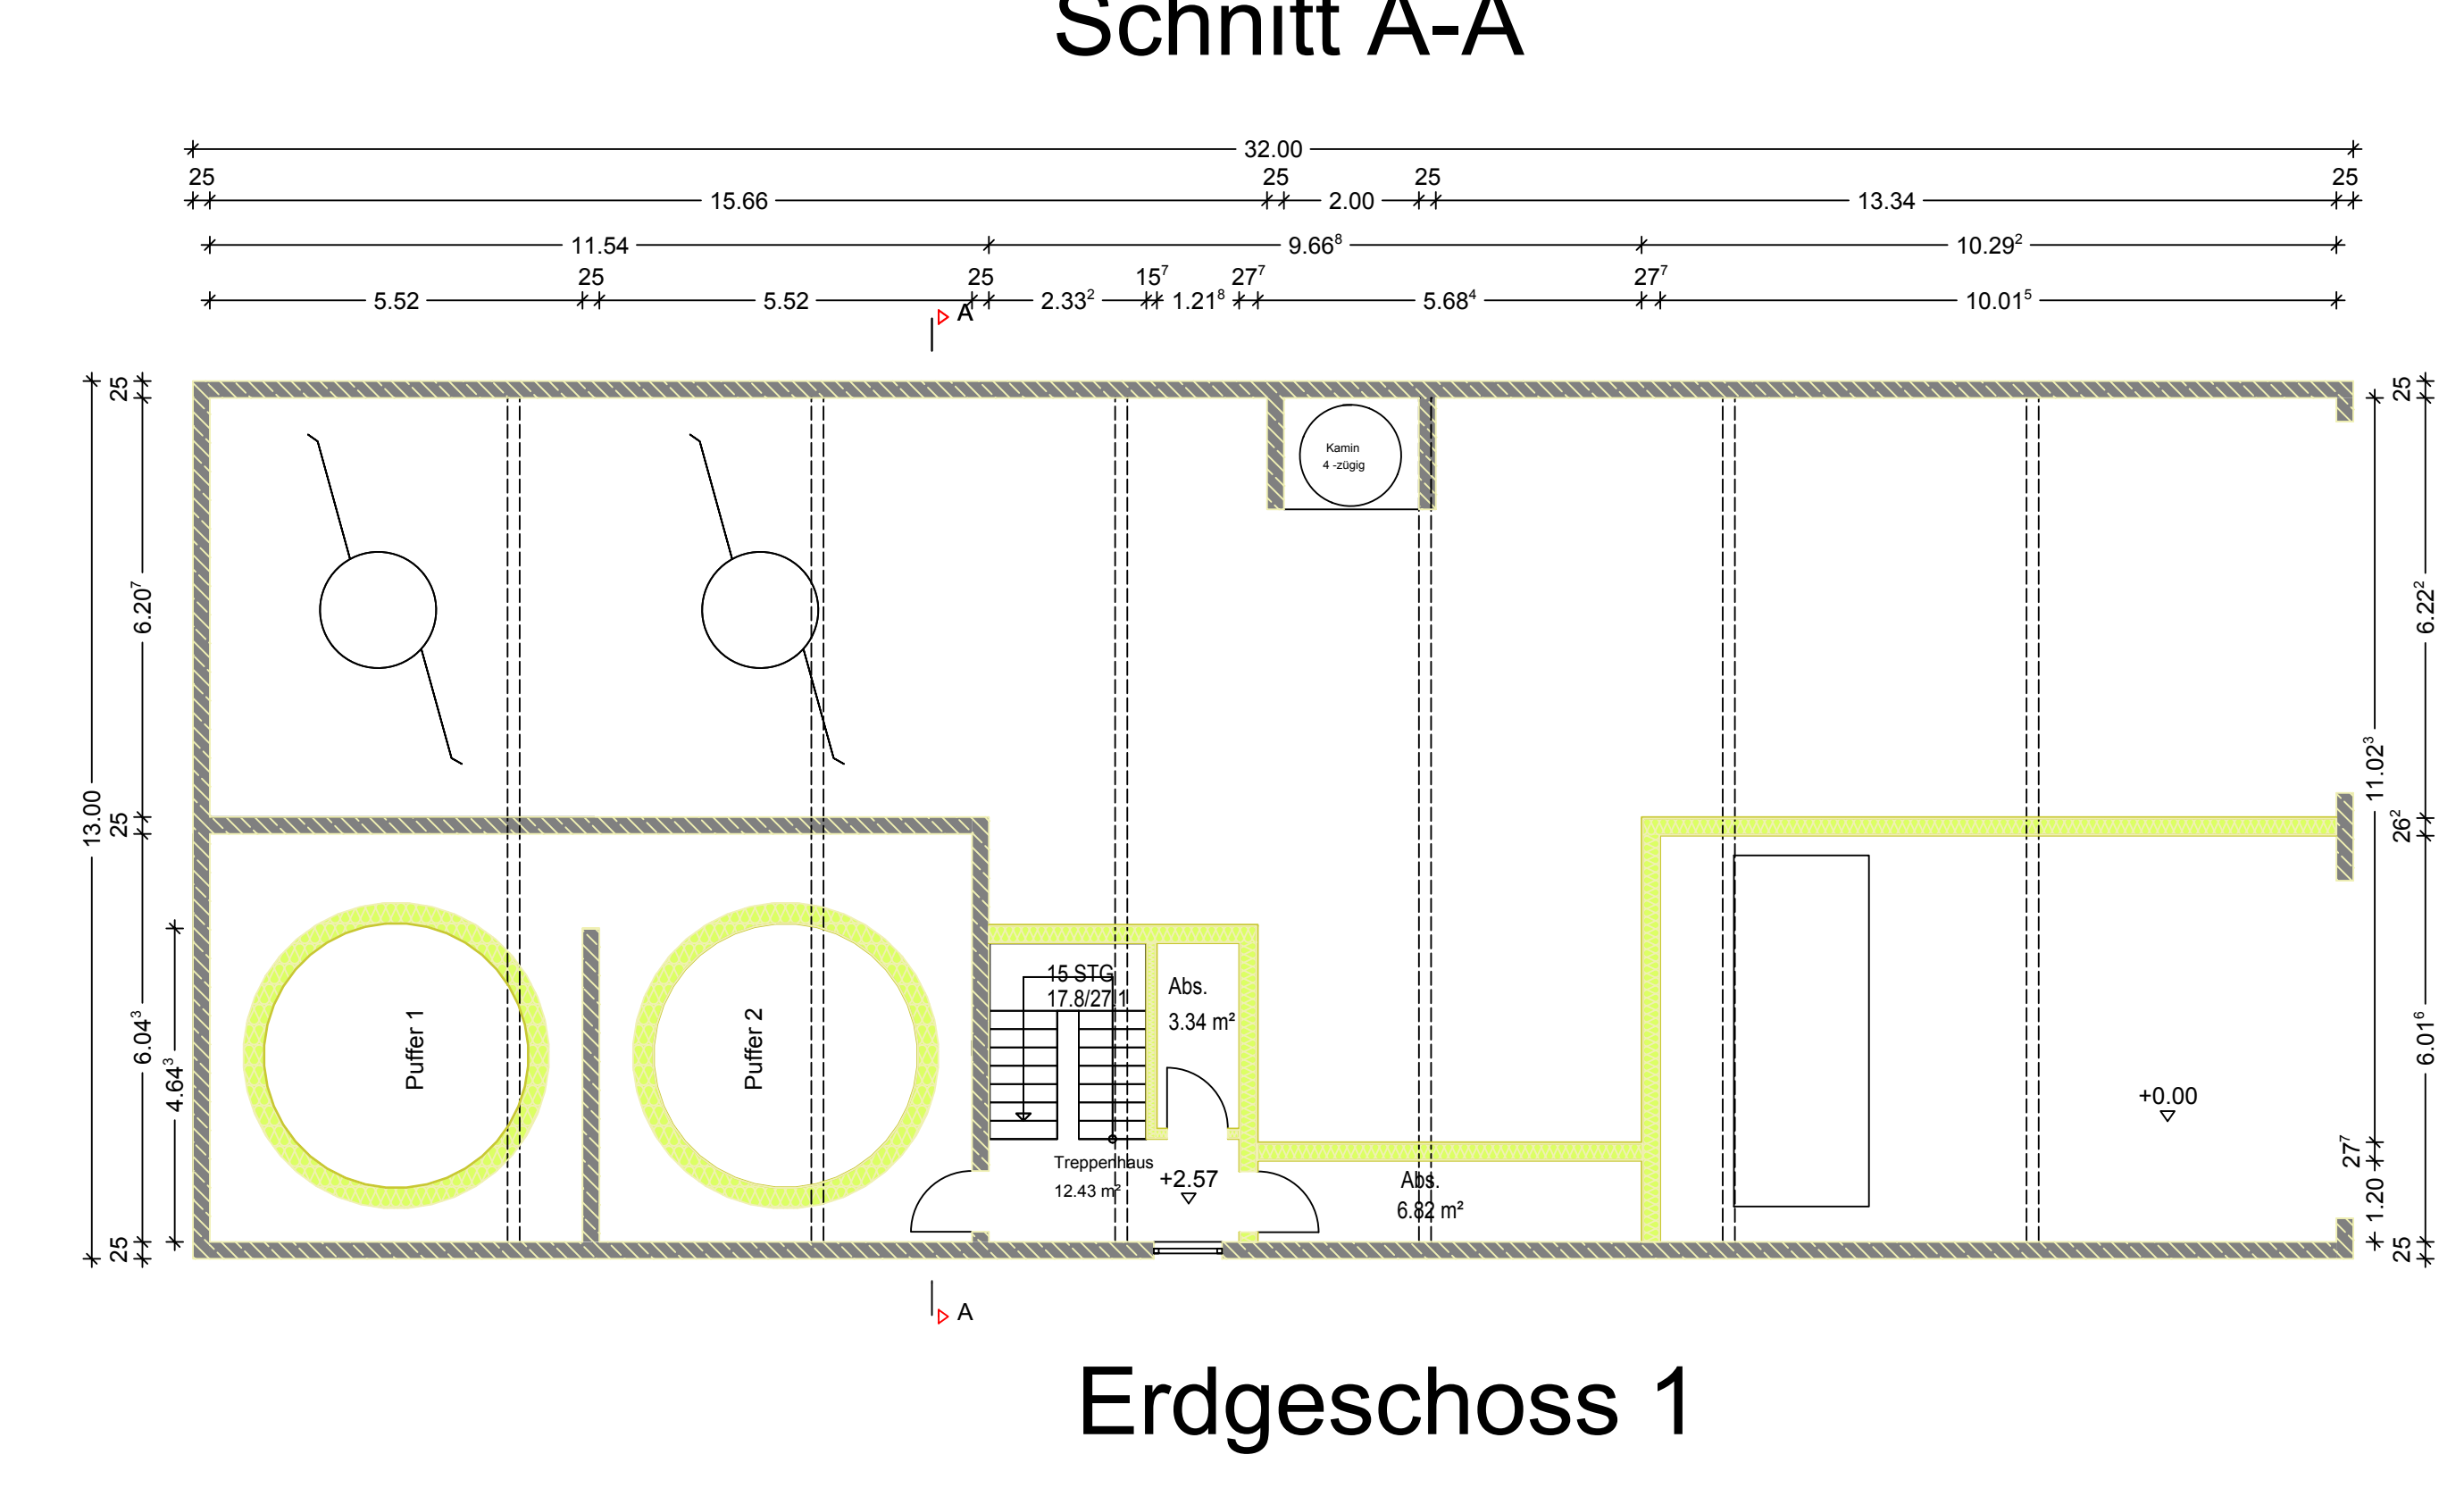
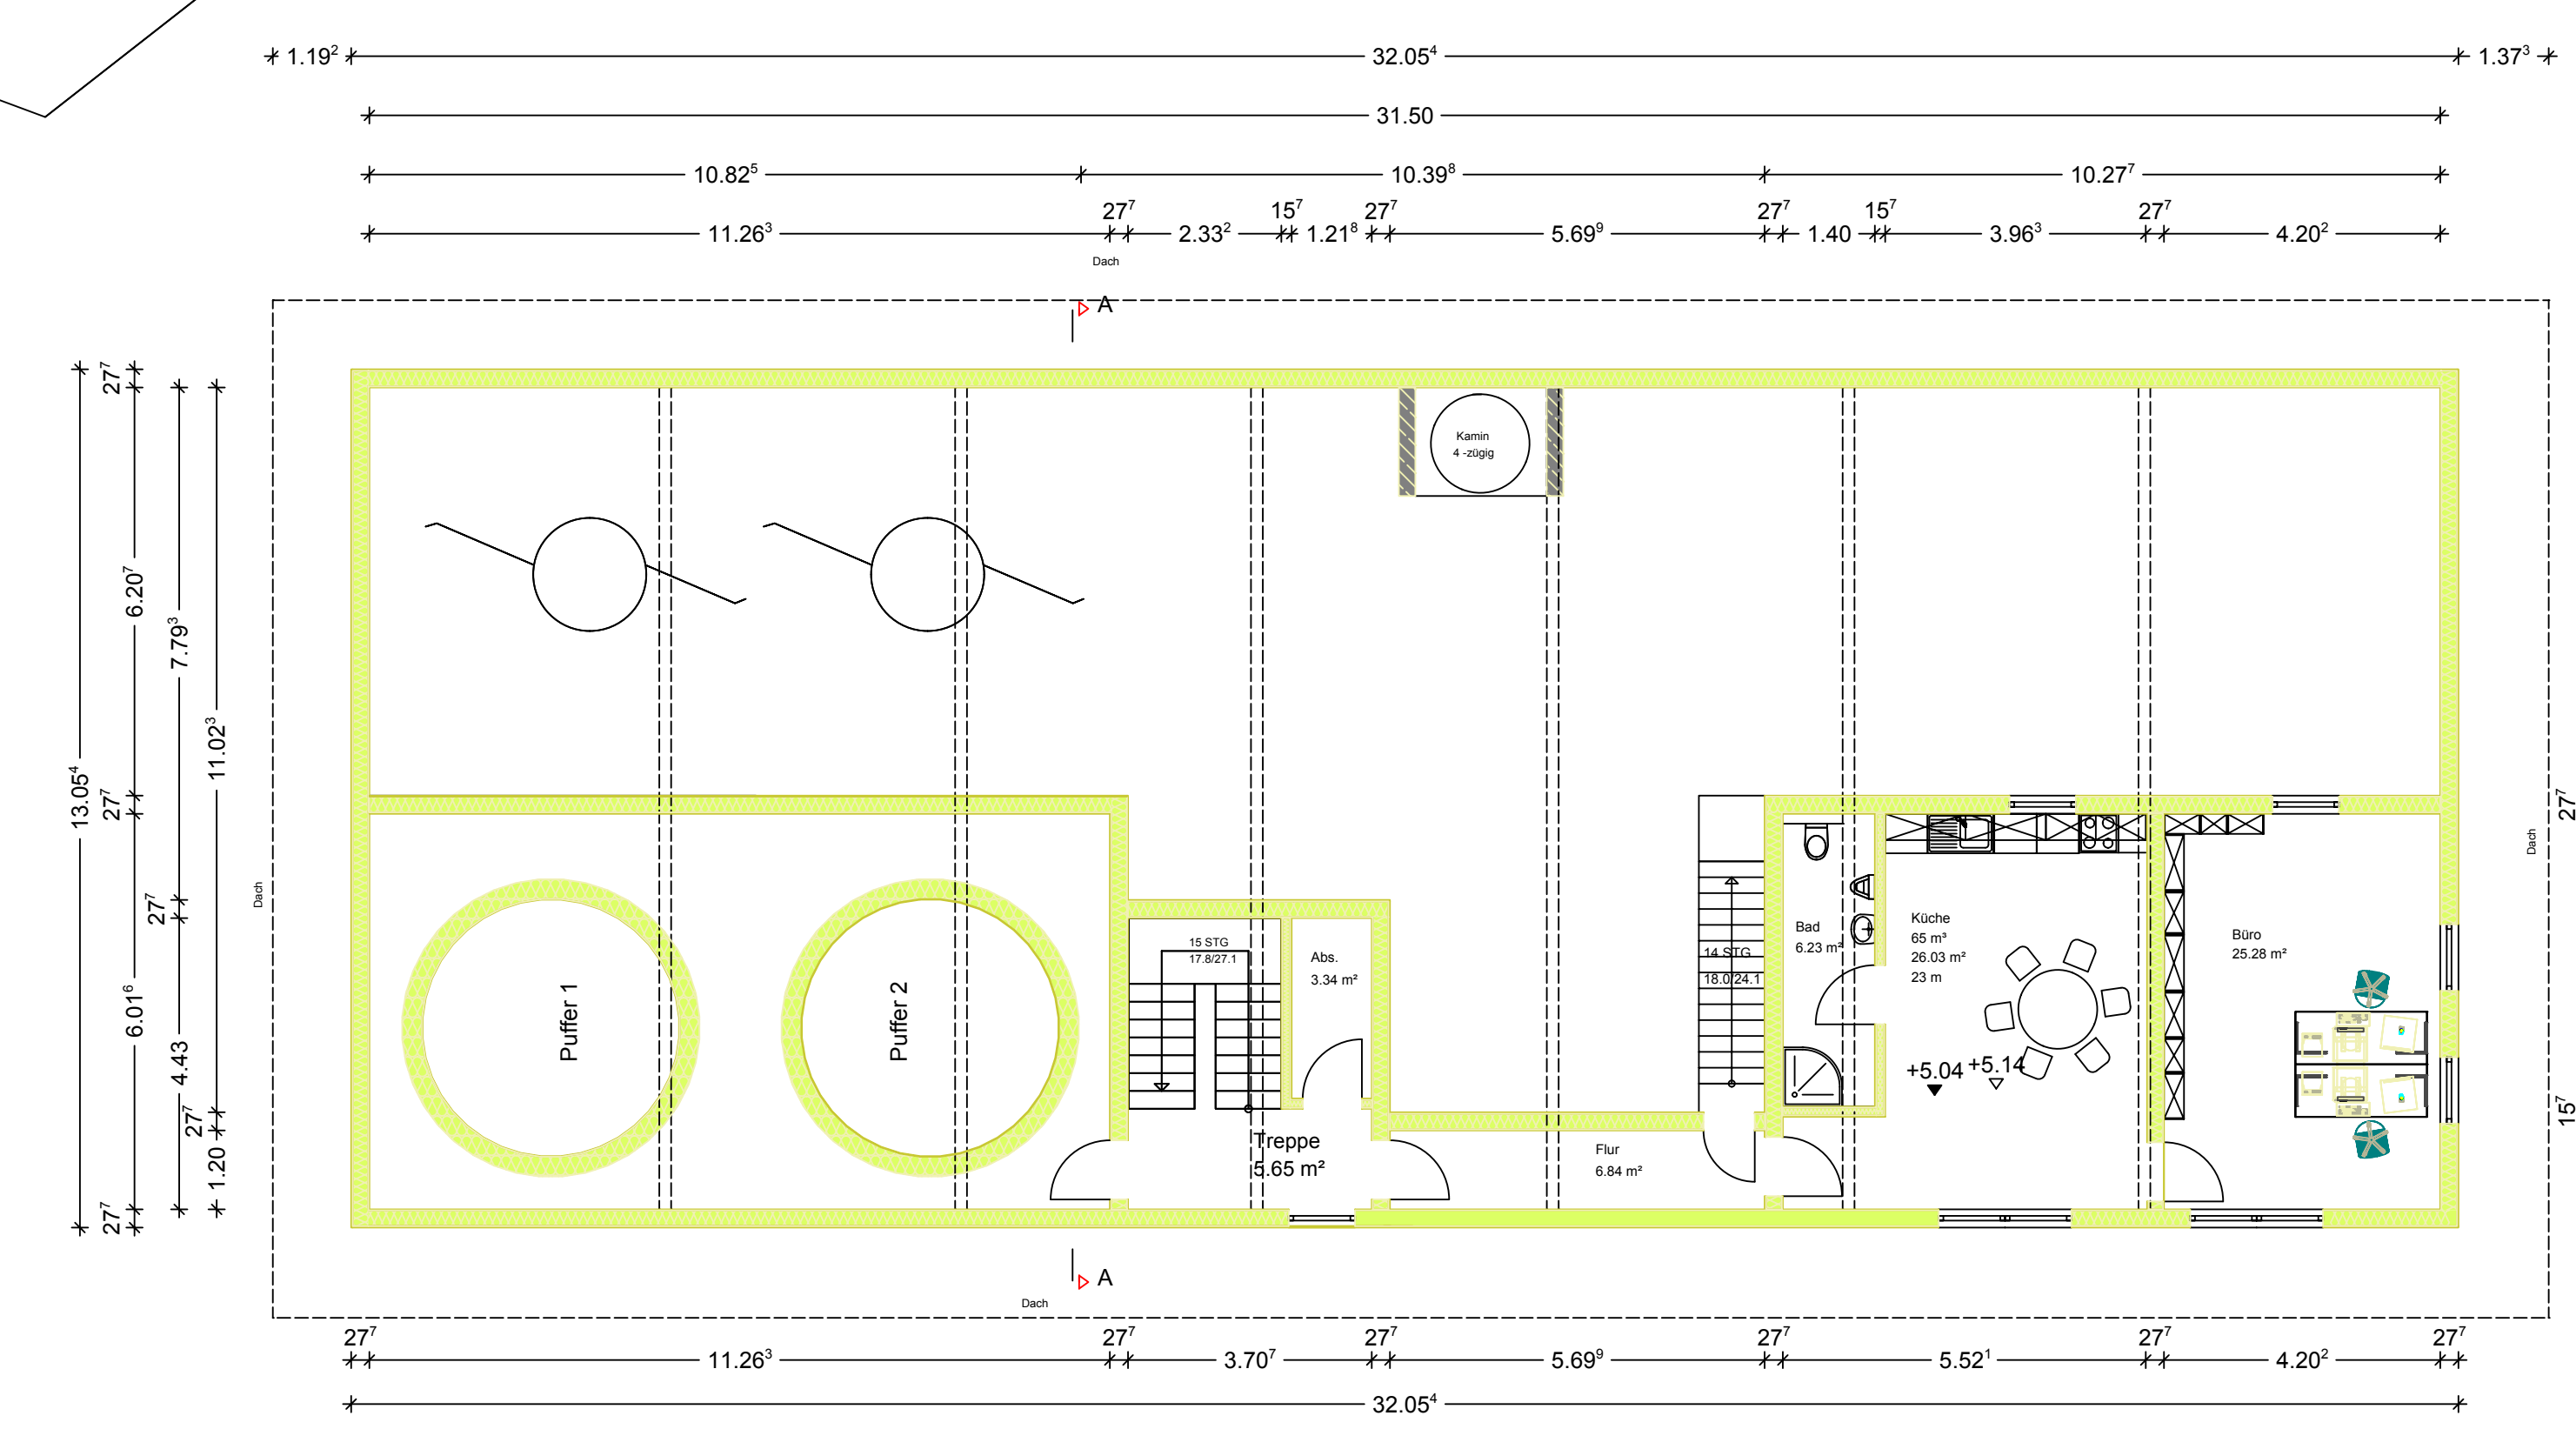
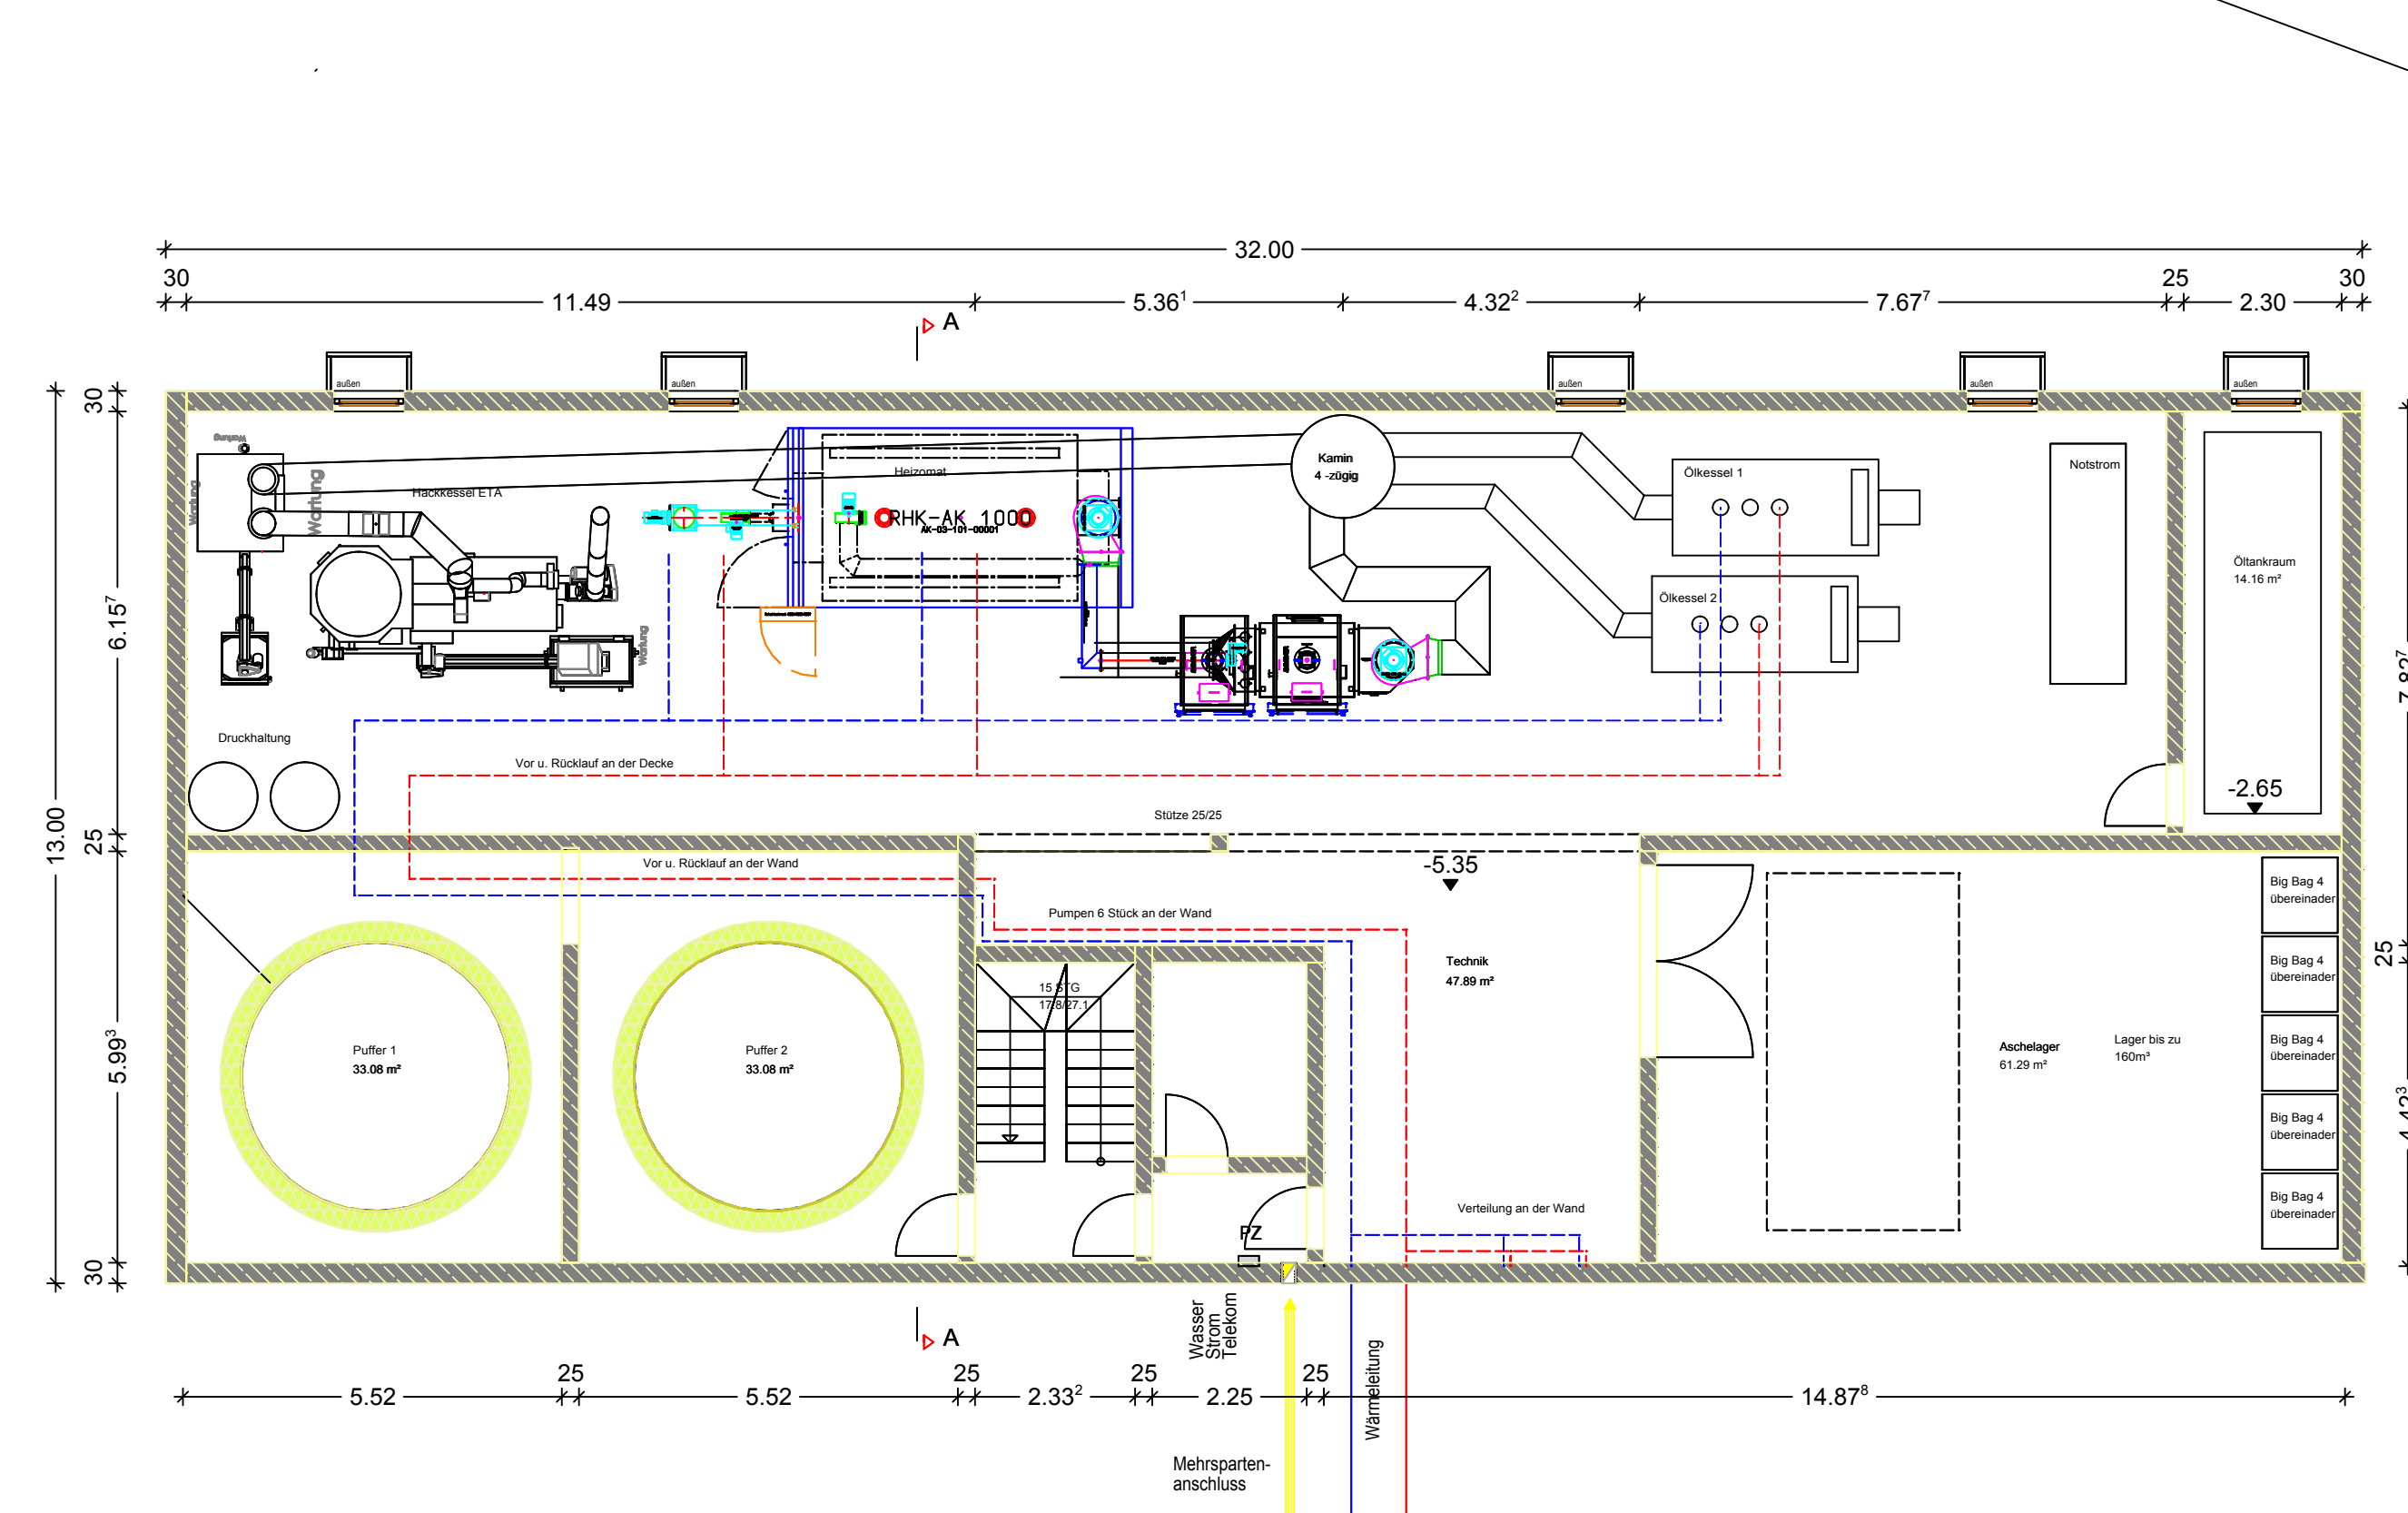
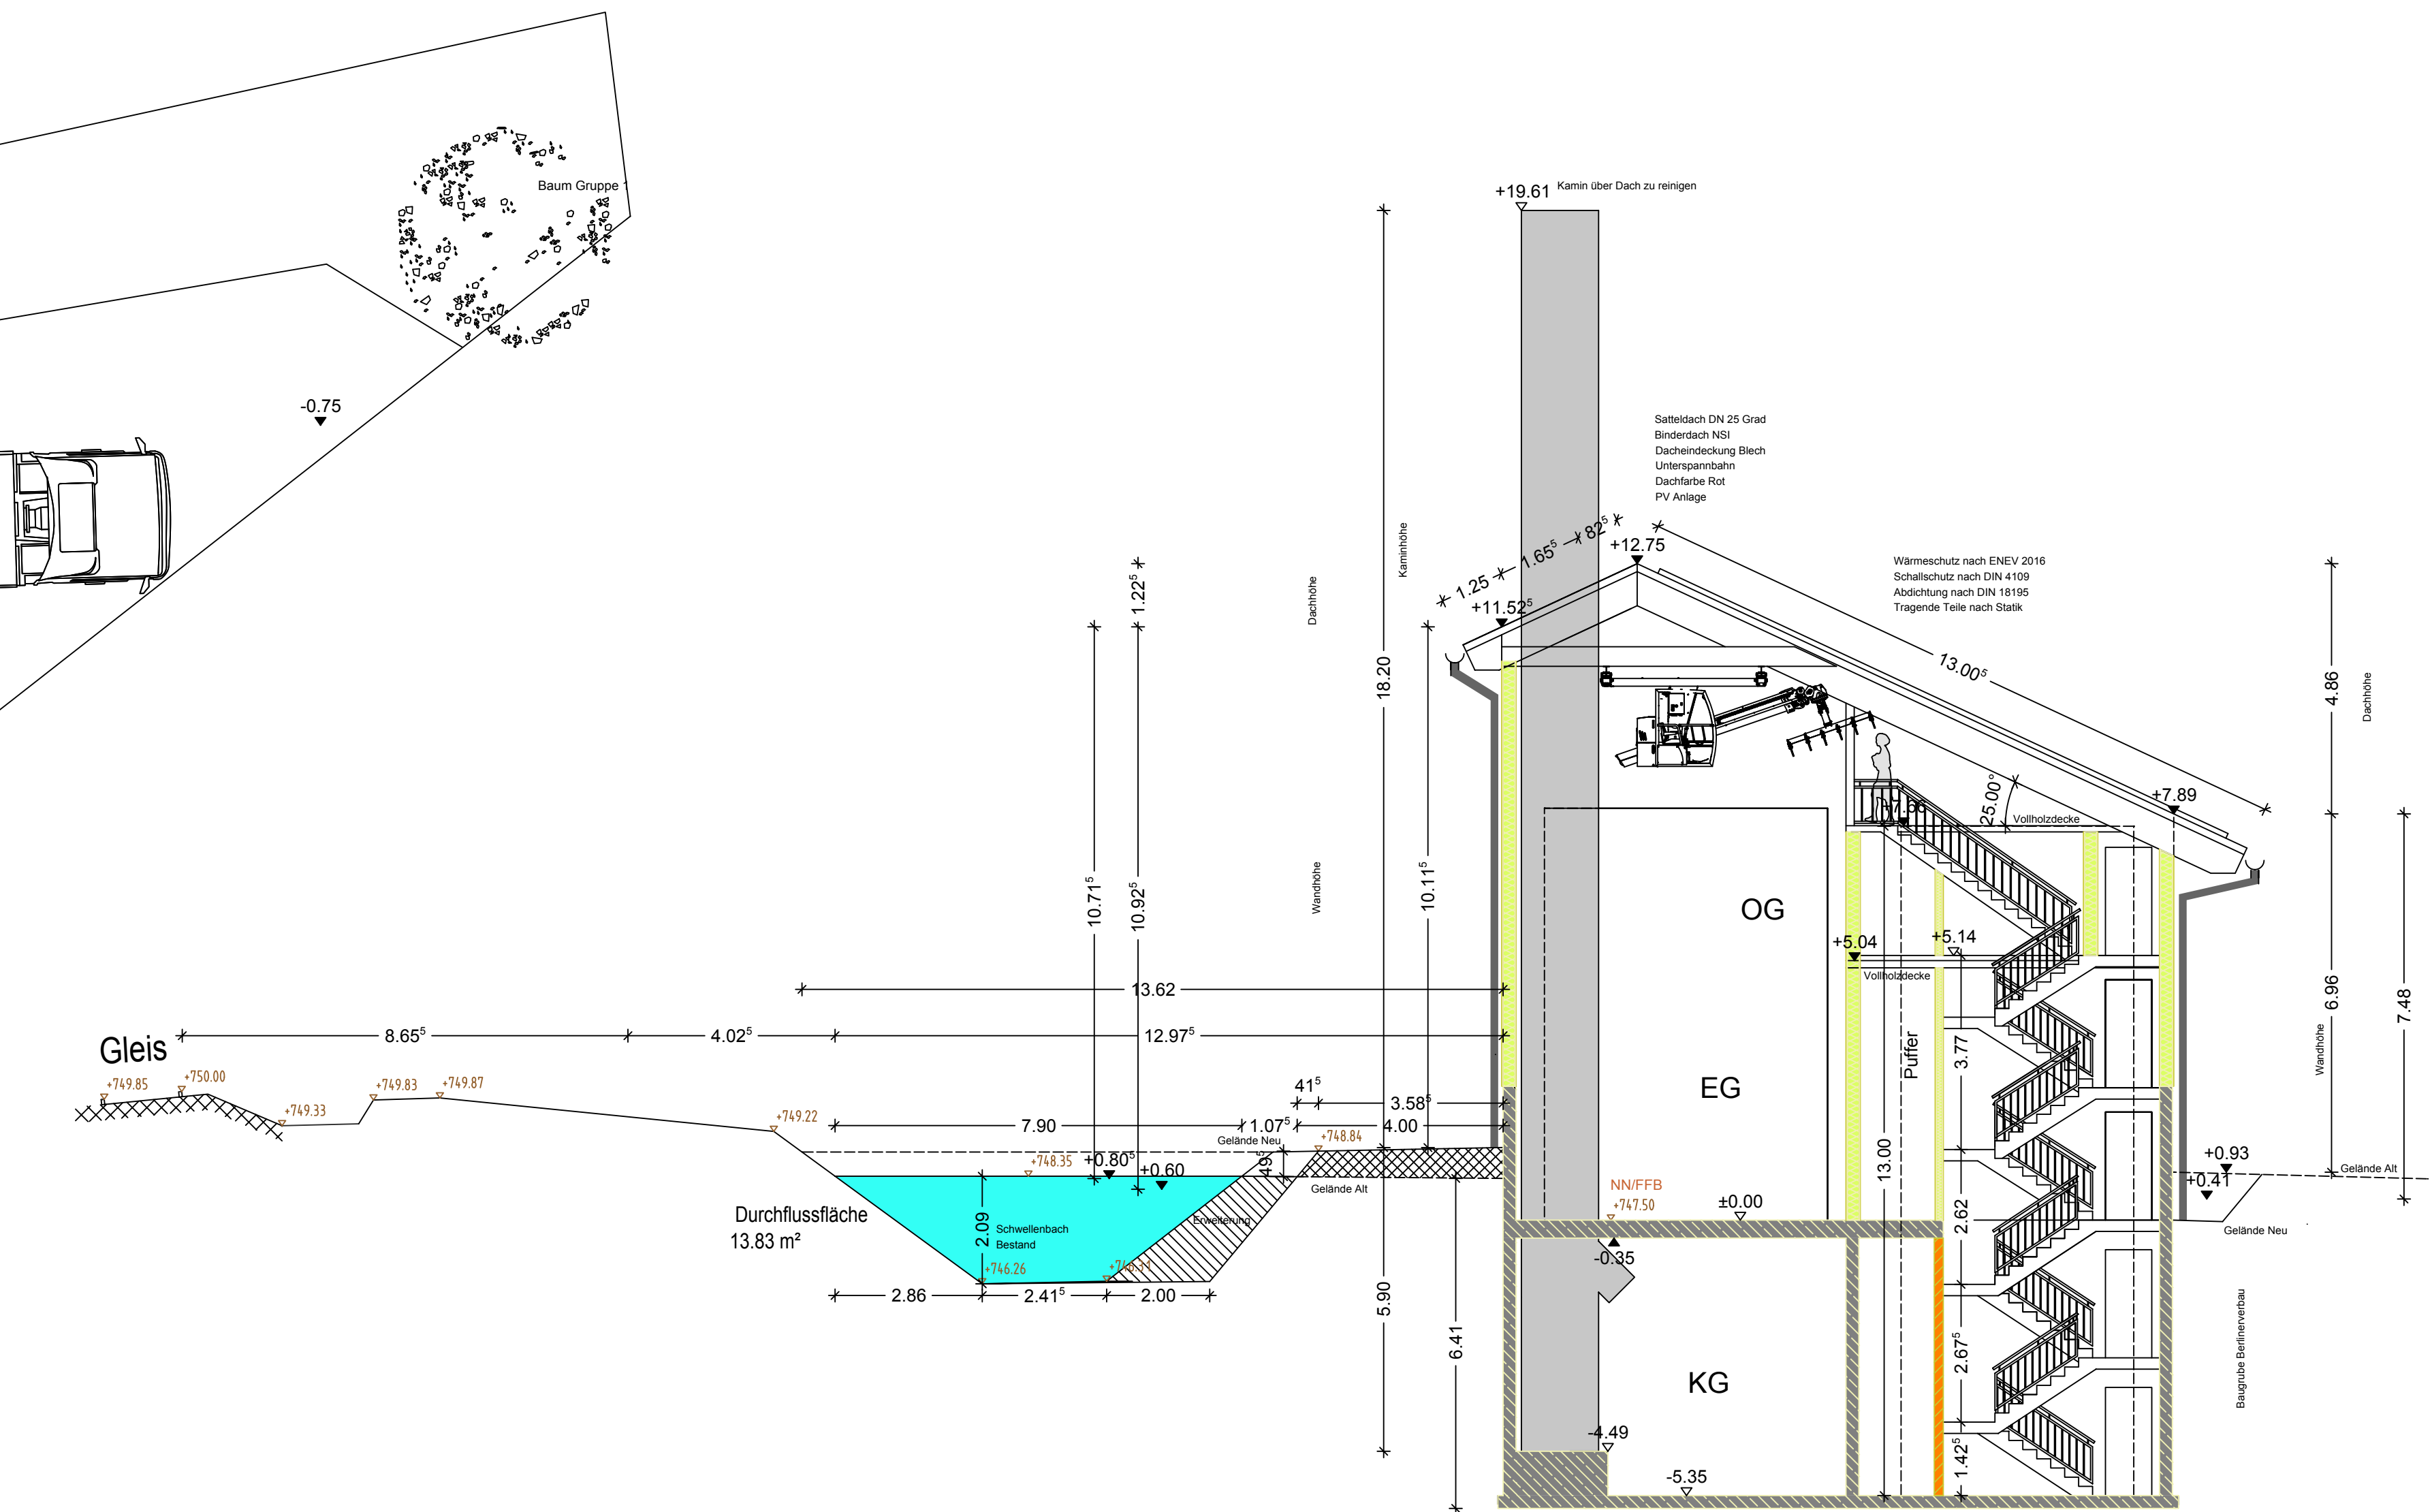


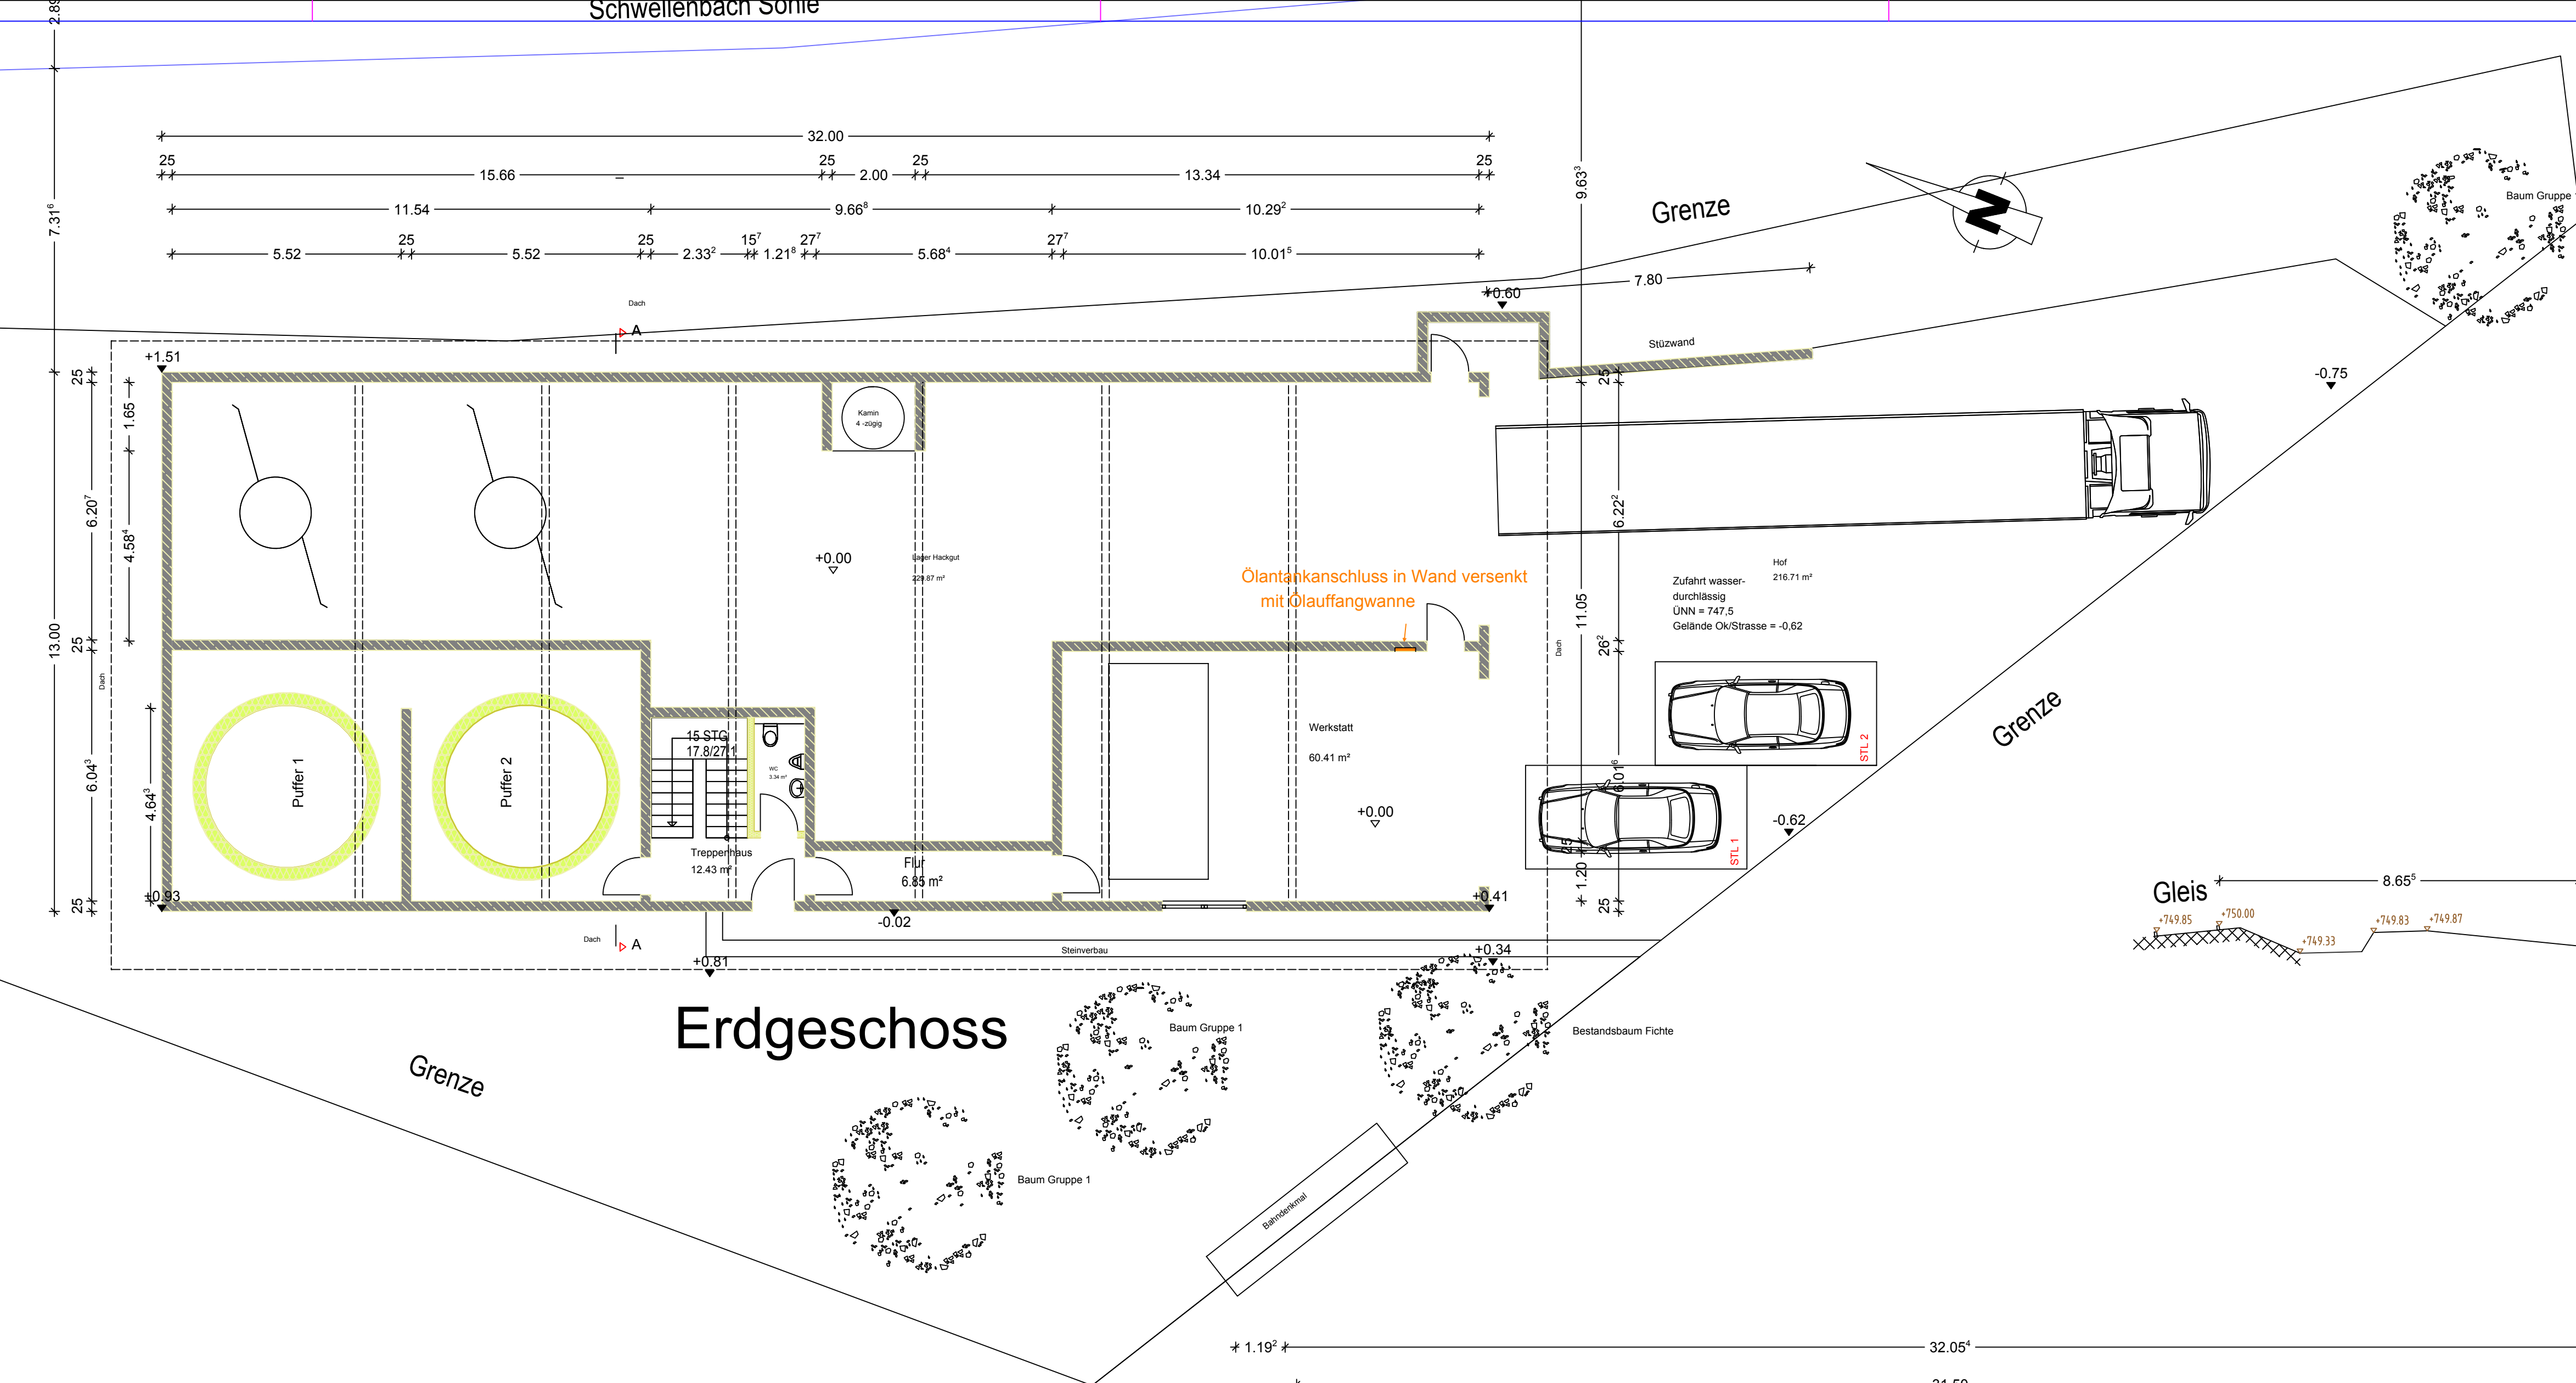

E I N G A B E P L A N			
Bauvorhaben	Heizhaus mit Lager Friesenrieder Str. 20 87648 Altrang		
Zeichnungen	Grundrisse u. Schnitt		
Bauherr / -in	Nikolaus Fischer Am Katzenberg 27A 87648 Altrang 01715430090		
	Unterschrift		
Bauherr / -in	Josef Moser Römerstraße 20 87648 Altrang 01712886265		
	Unterschrift		
Zeichner	Nieberle Gabriele Lindenstraße 4 87648 Altrang		
	Unterschrift		
Baunr.: 7/24	Maßstab 1:100	Datum 04.09.2025	Plan Nr. E12
Nachbarn	Kenntnisnahme und Zustimmung der angrenzenden Nachbarn:		
F.Nr.: 178/42,178, 185/6, 178/41 DB Netz Aktiengesellschaft F.Nr.: 172/7 Höbel Immobilien GmbH			
Unterschriften Nachbarn			



Kellergeschoss

Obergeschoss

Erdgeschoss 1


Schnitt A-A

Erdgeschoss

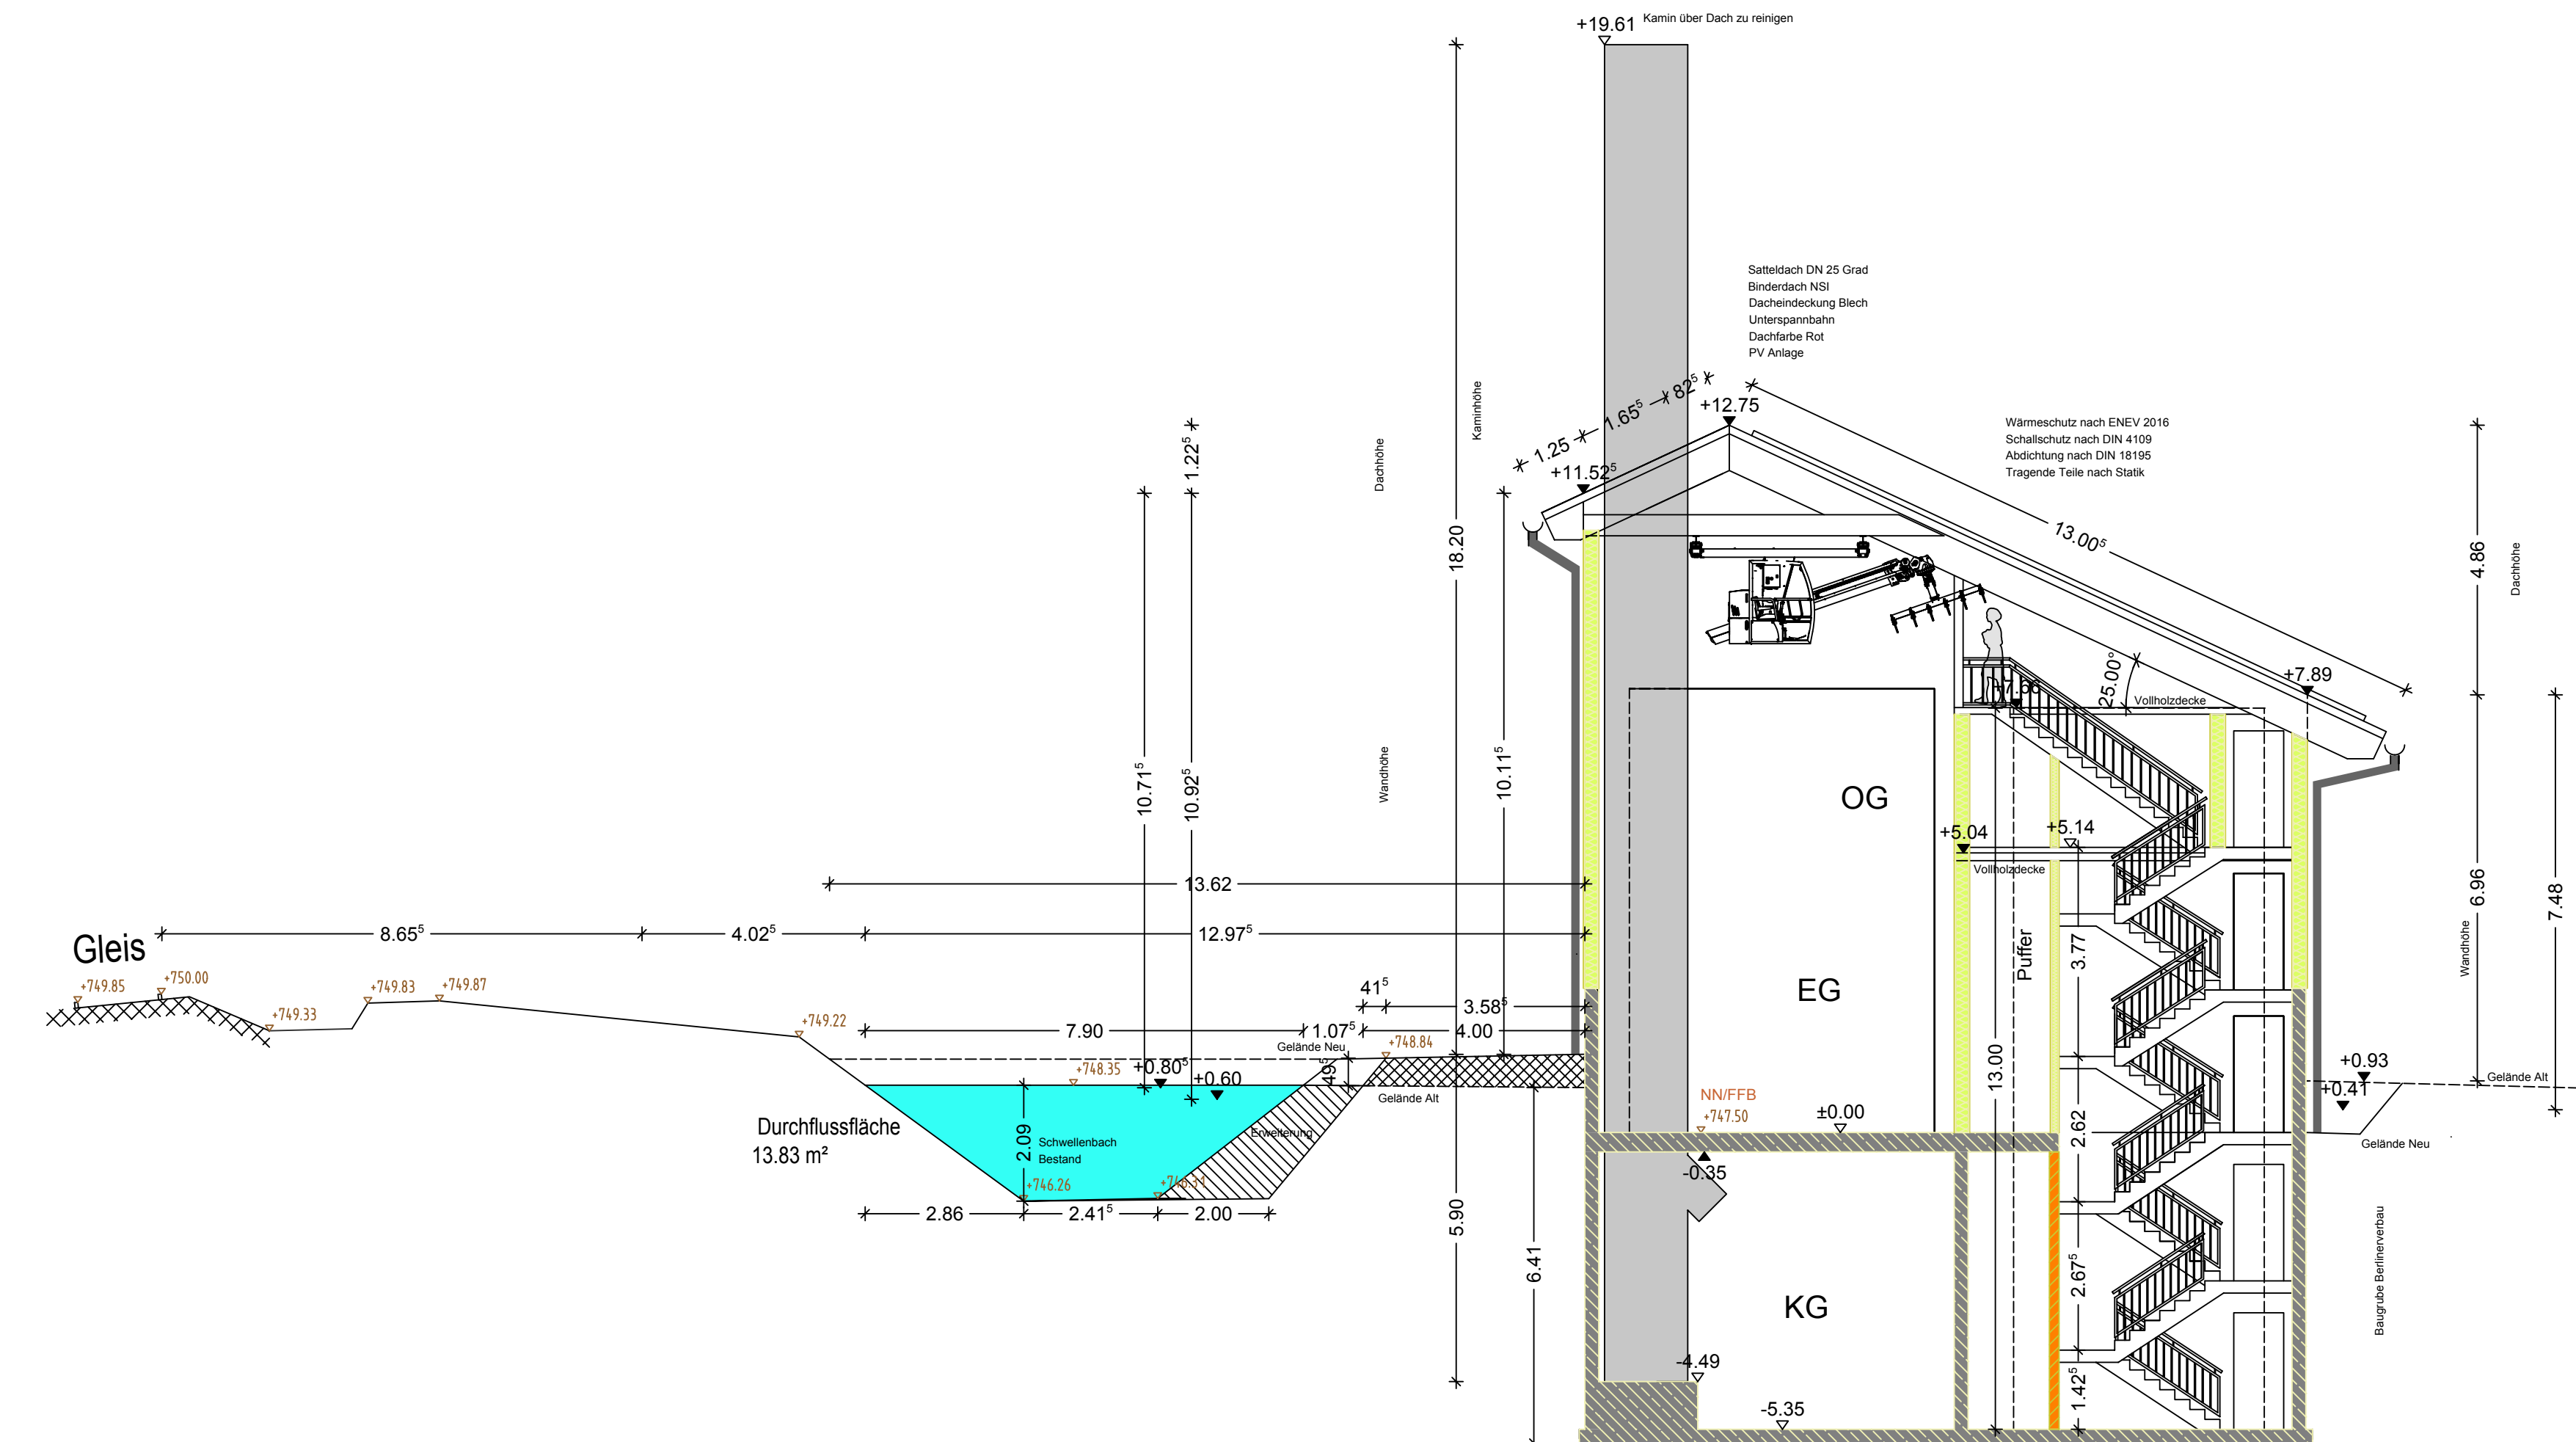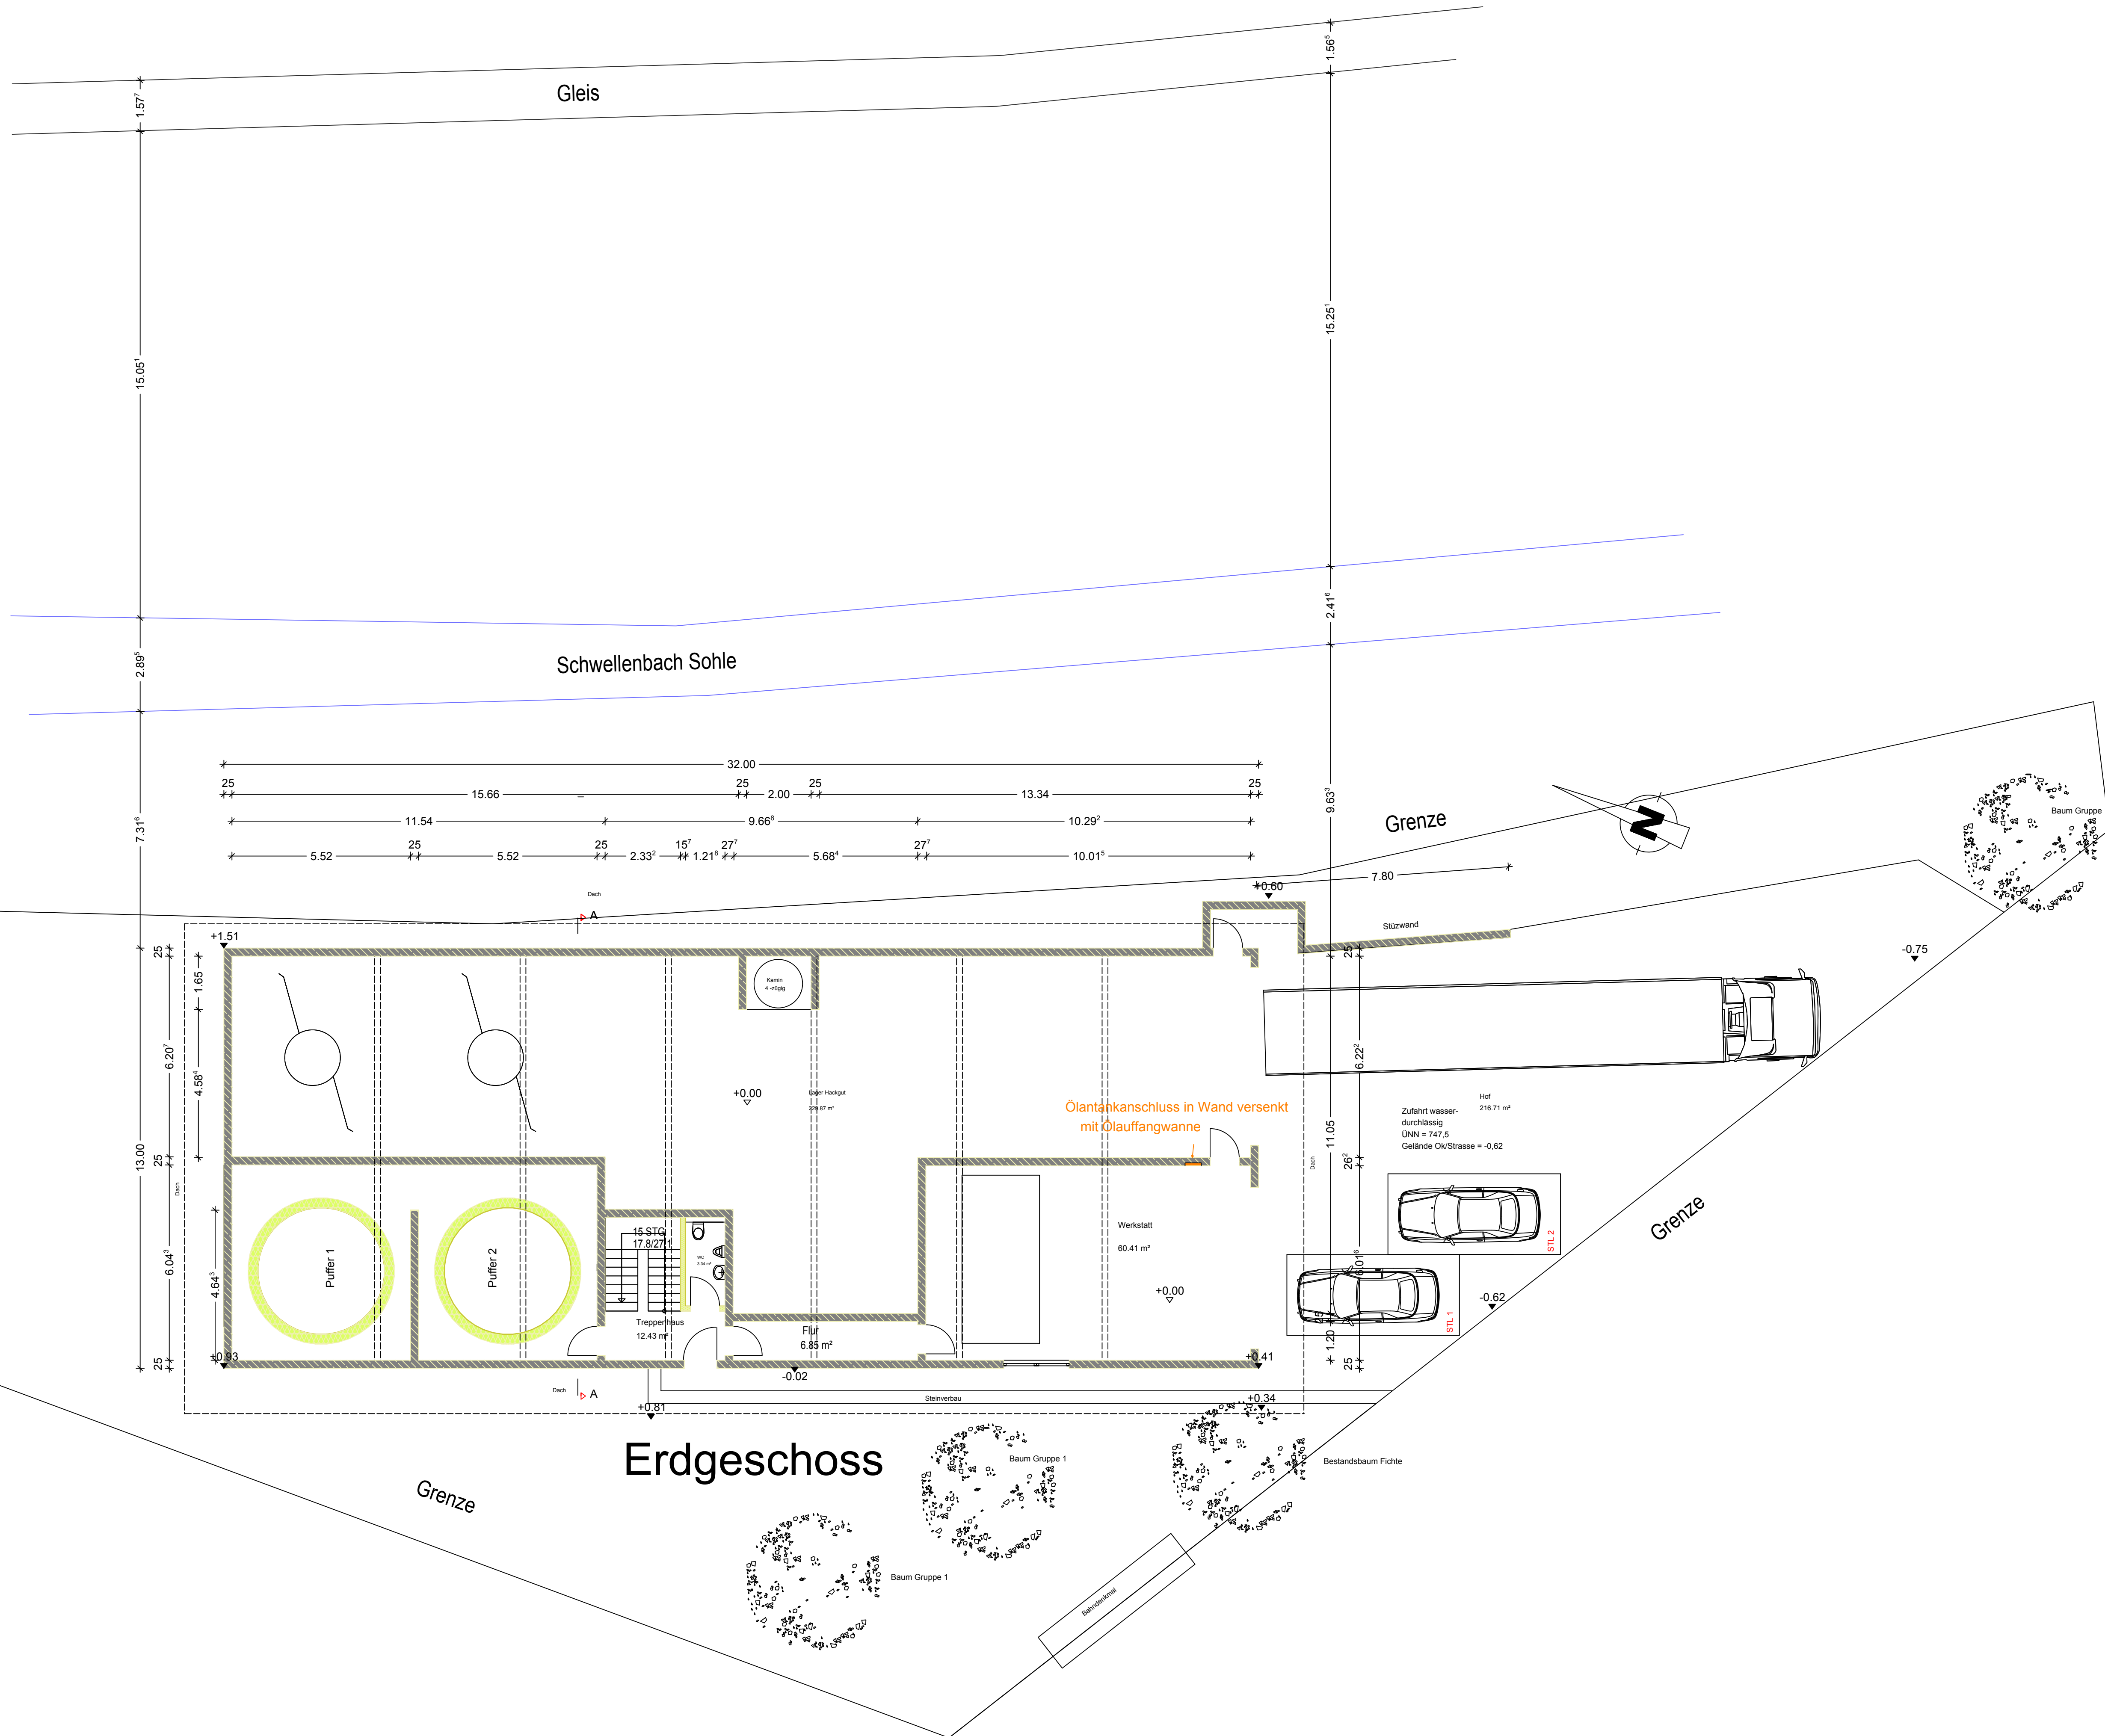


Schnitt A-A


EINGABEPLAN			
Bauvorhaben	Heizhauses mit Lager Friesenrieder Str. 20 87648 Altrang		
Zeichnungen	Grundrisse u. Schnitt		
Bauherr / -in	Nikolaus Fischer Am Katzenberg 27A 87648 Altrang 01715430090		
Bauherr / -in	Josef Moser Römerstraße 20 87648 Altrang 01712886265		
Zeichner	Niederle Gabriele Lindenstraße 4 87648 Altrang		
Baunr.: 7/24	Maßstab	Datum	Plan Nr.
Nachbarn	1:100	04.09.2025	E 12
Kenntnisnahme und Zustimmung der angrenzenden Nachbarn:			
F.L.Nr.: 178/42, 178, 185/6, 178/41 DB Netz Aktiengesellschaft F.L.Nr.: 172/7 Höbel Immobilien GmbH			

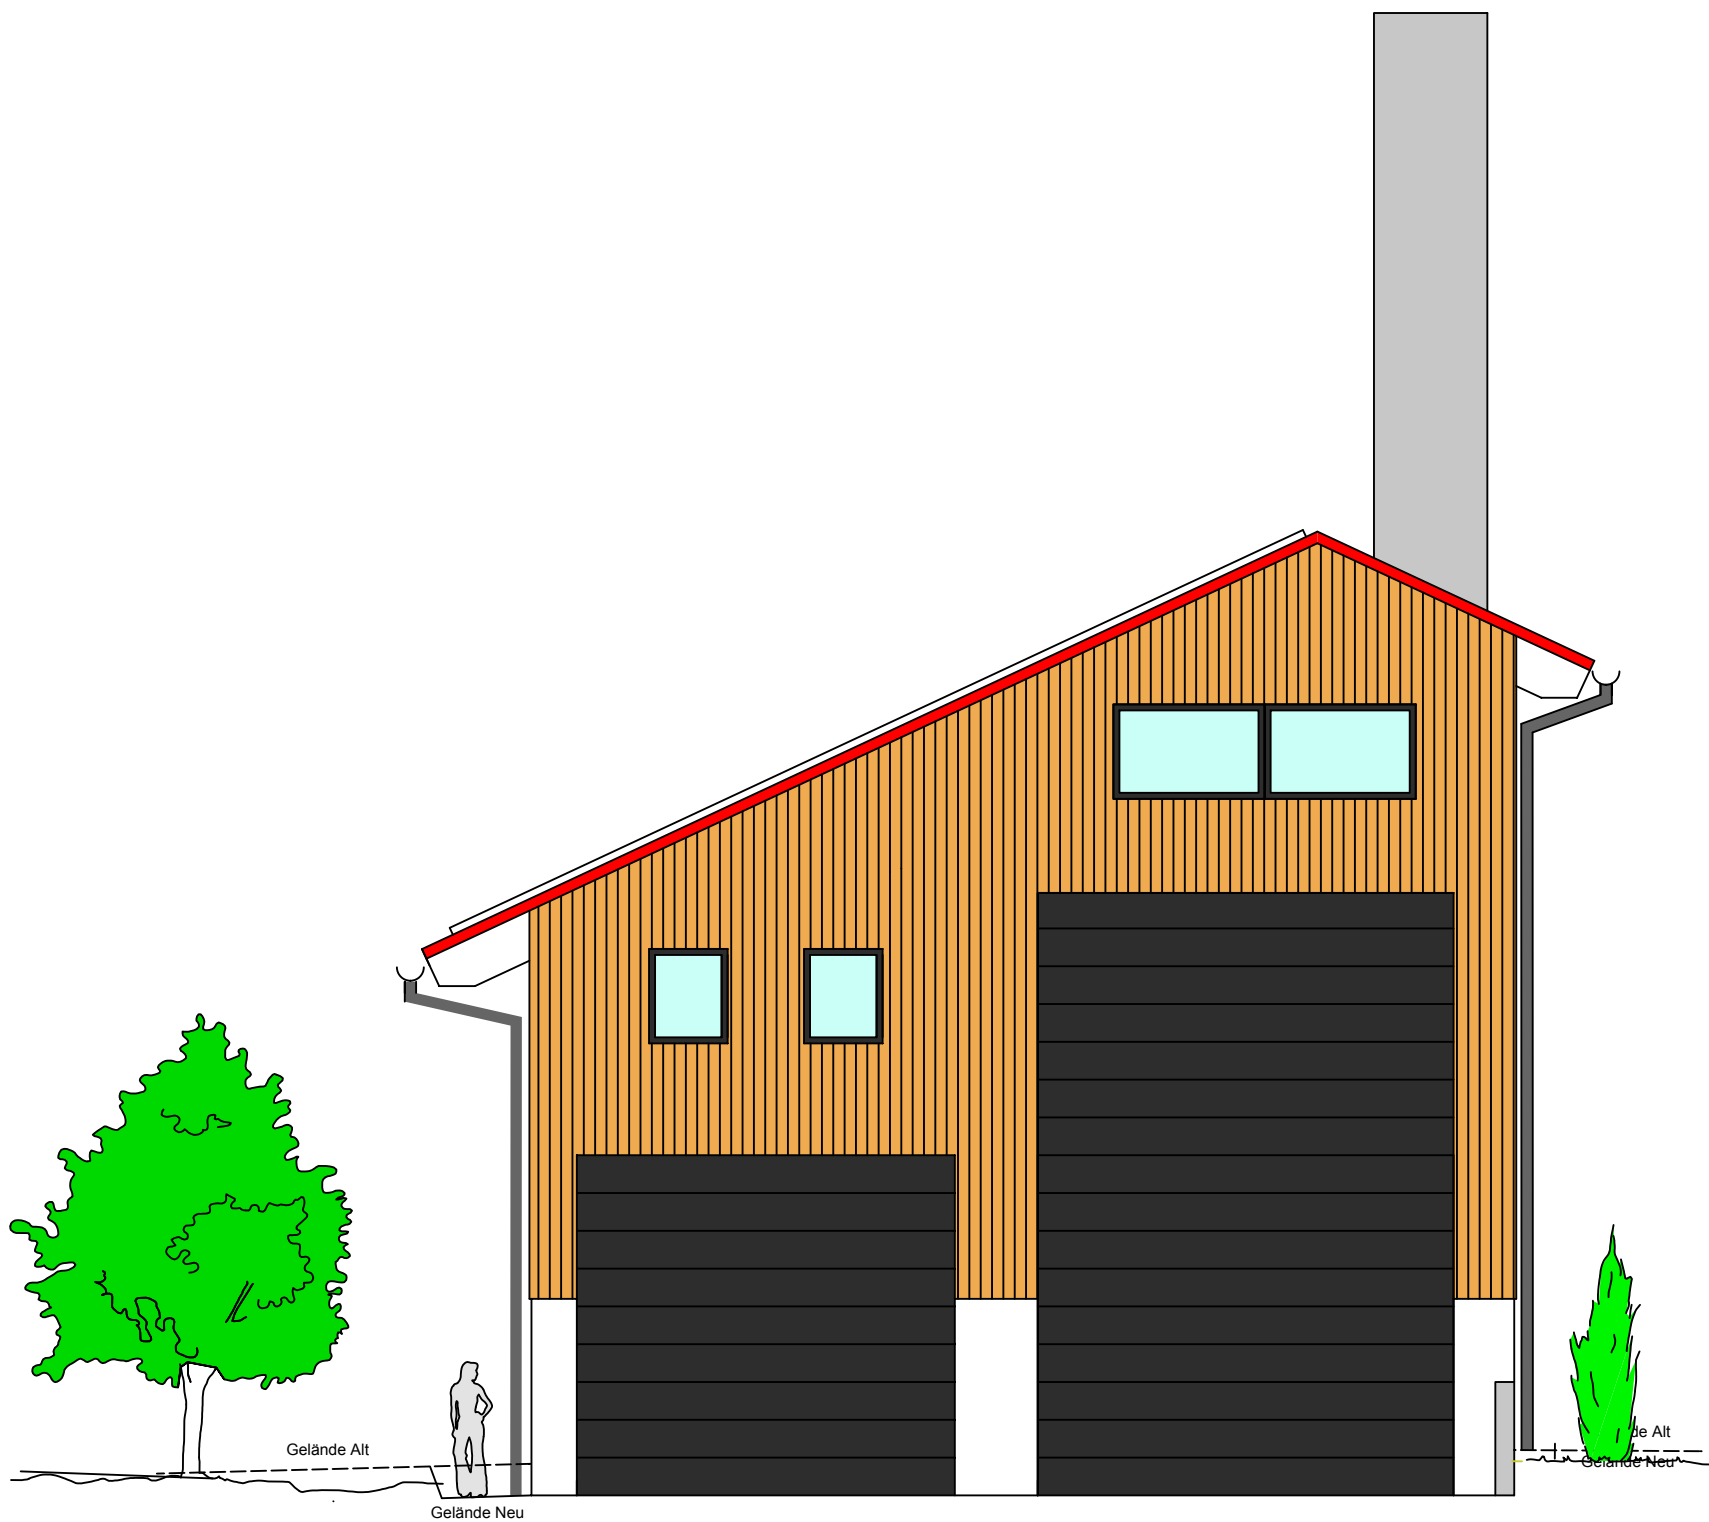


Ansicht Süden

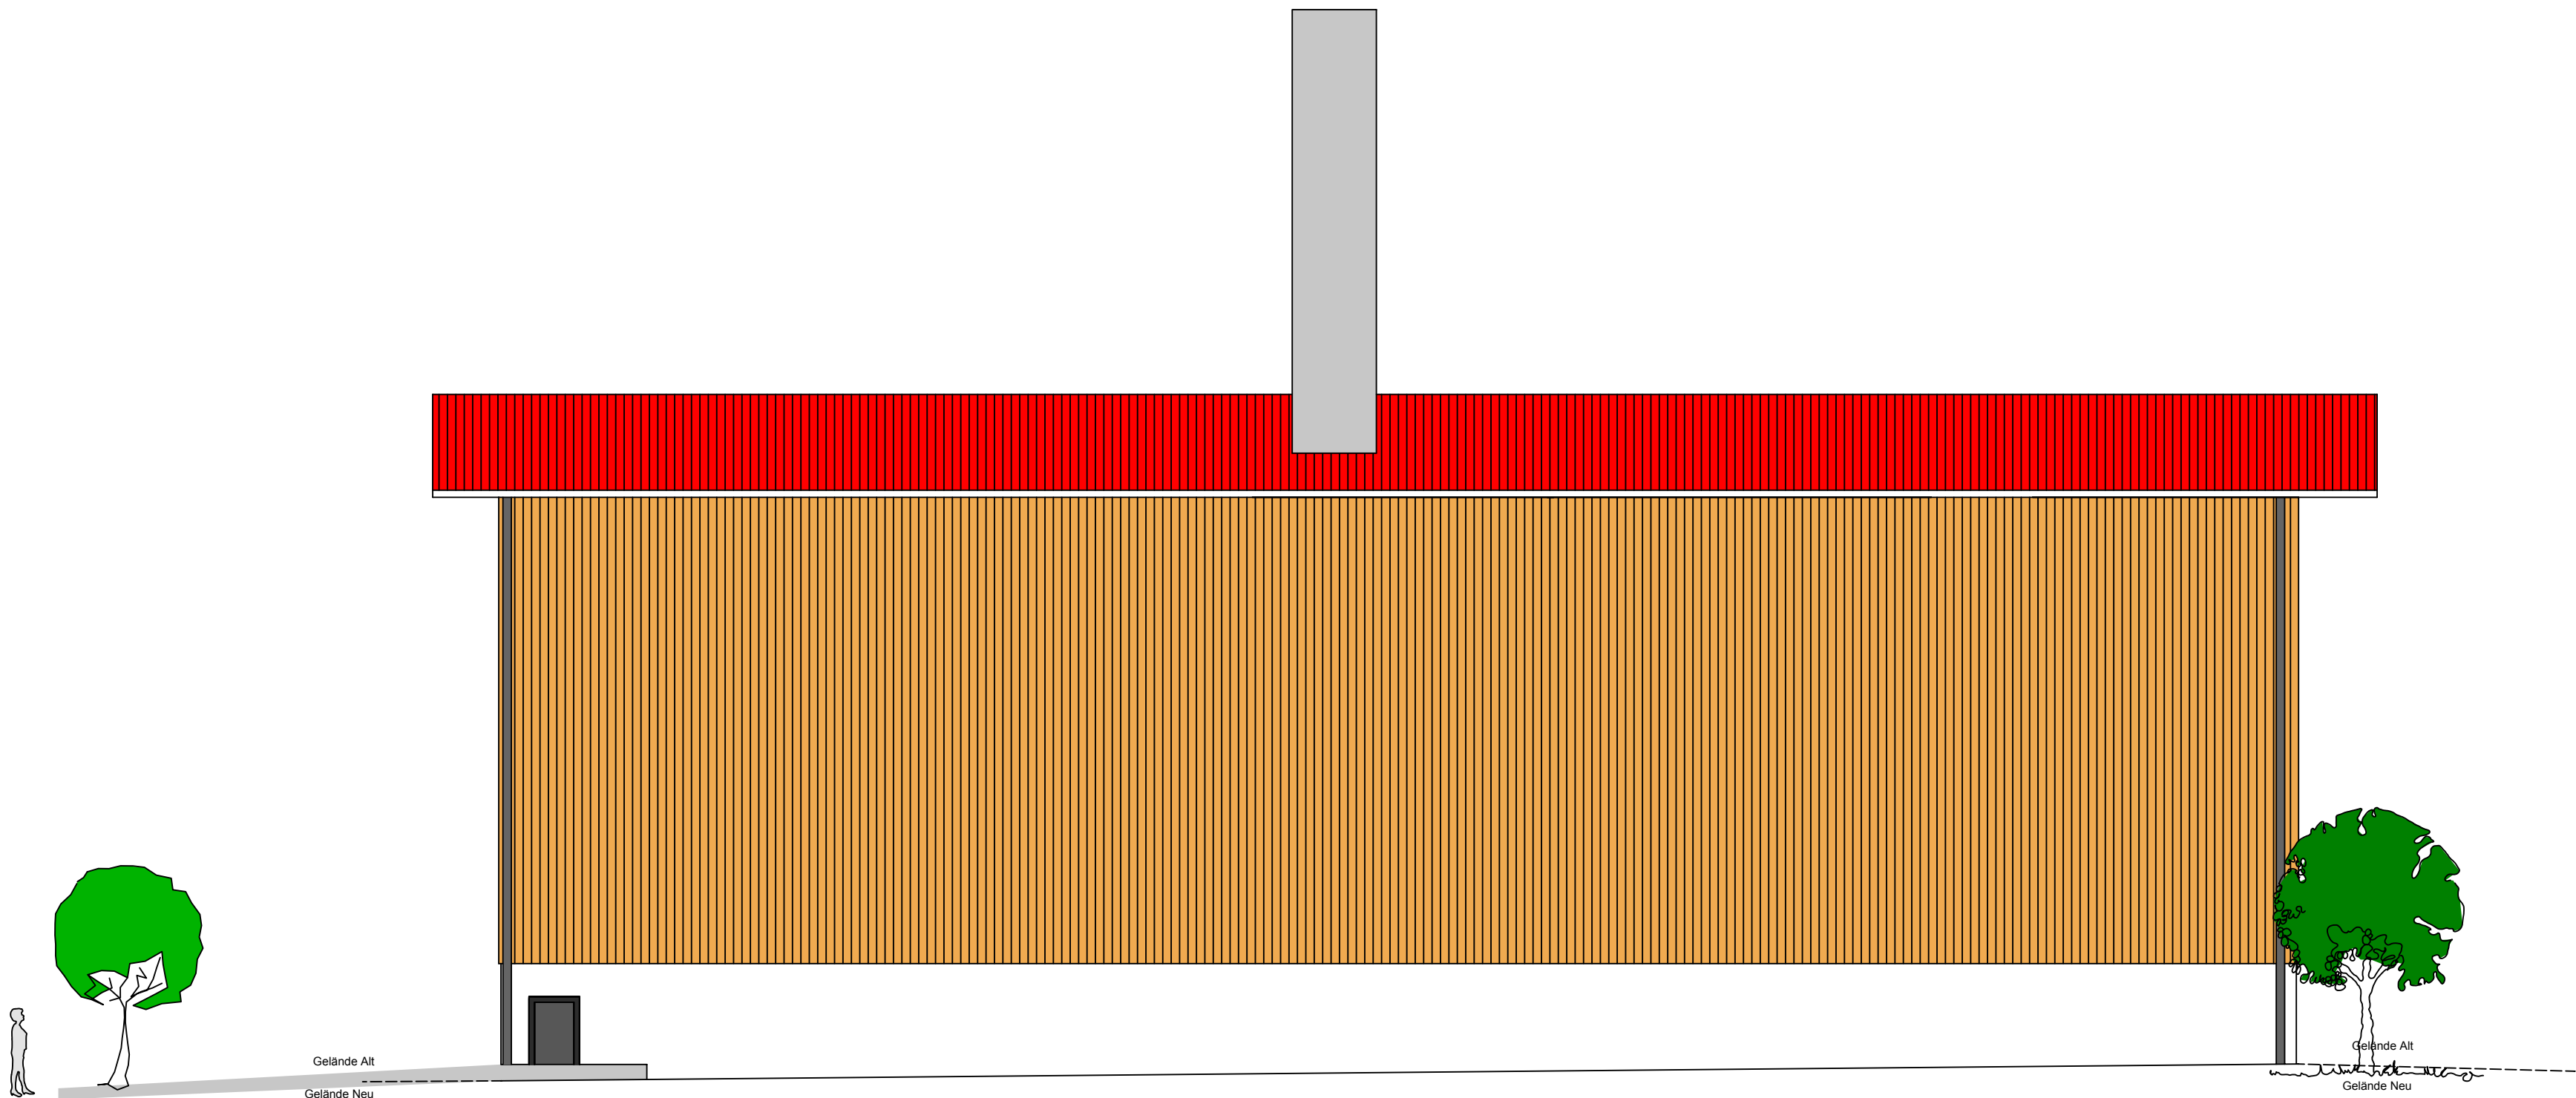

Ansicht Osten

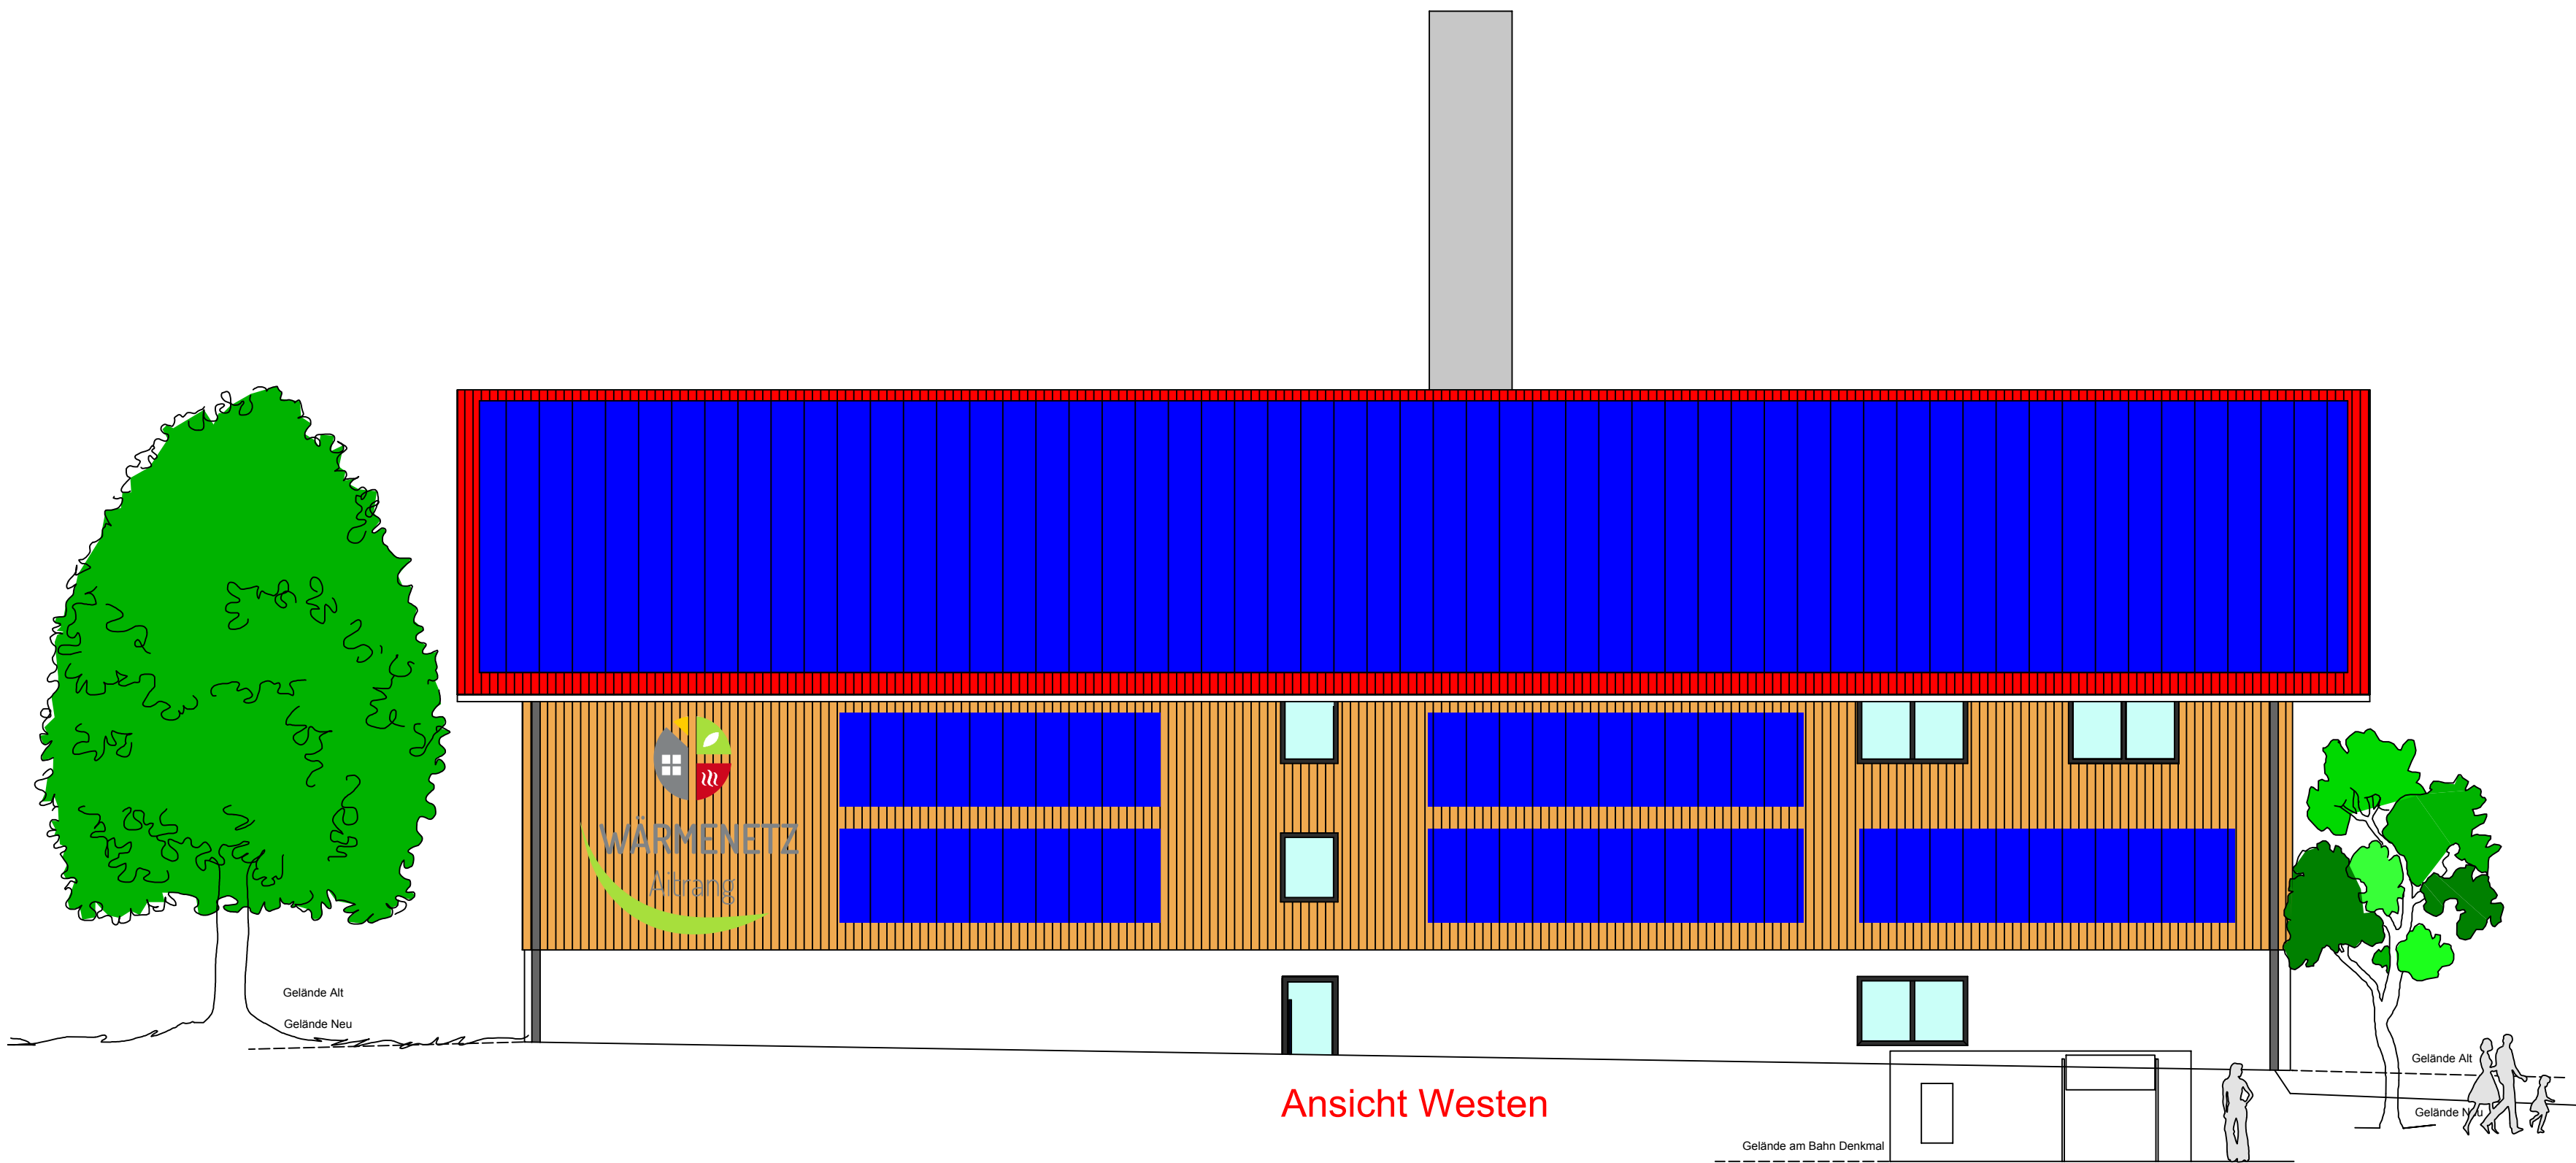

Ansicht Westen

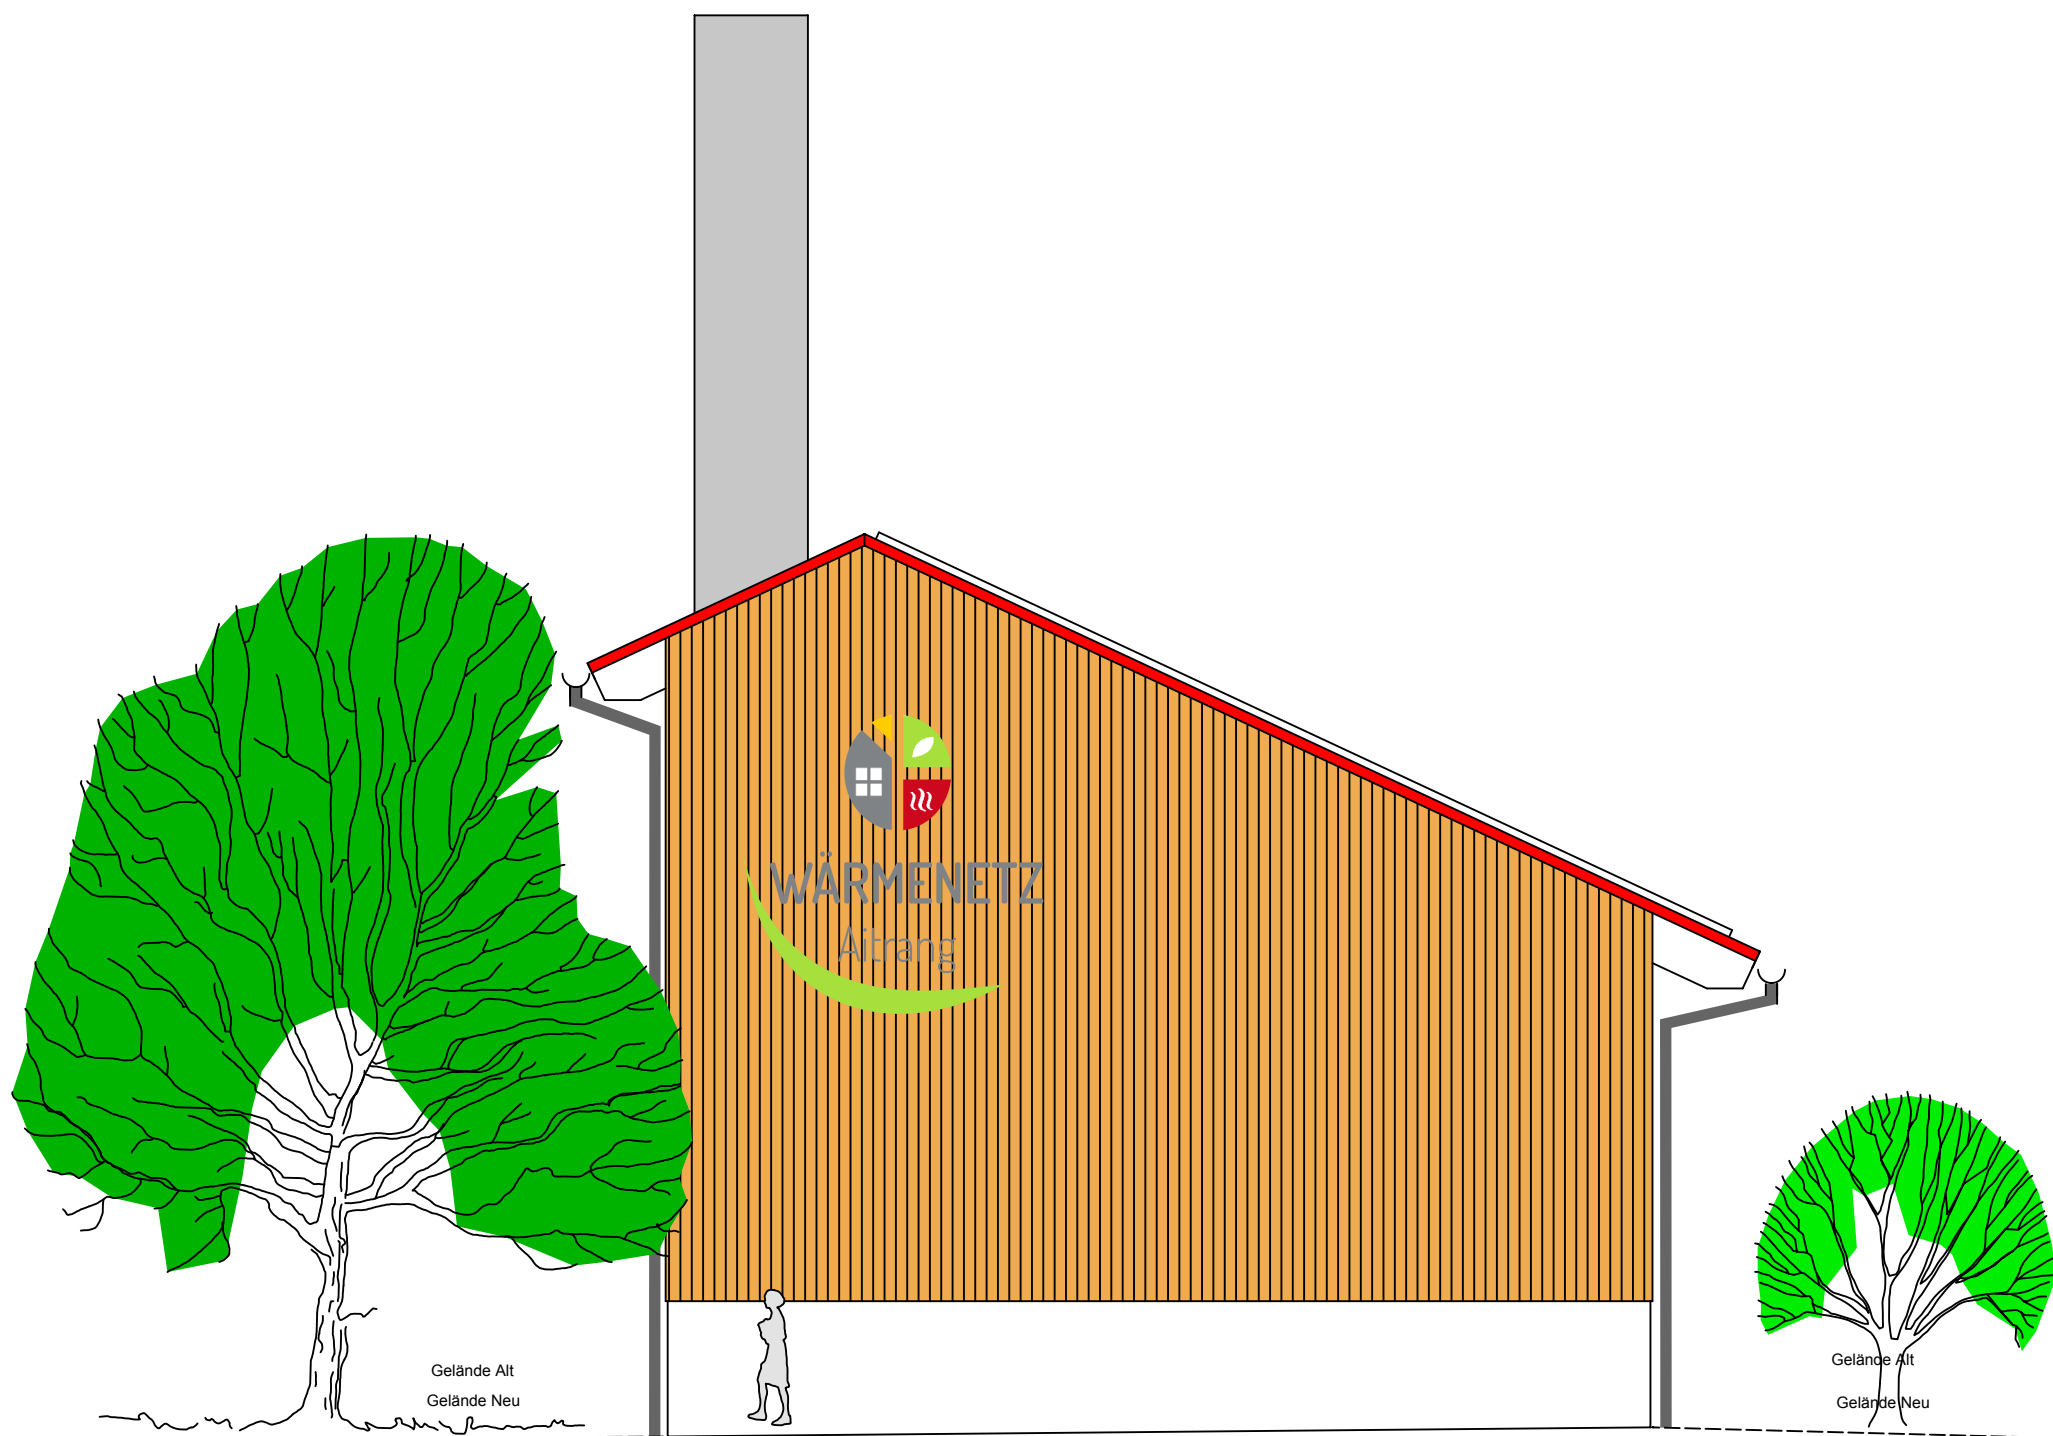


Ansicht Nord

E I N G A B E P L A N

Bauvorhaben	Heizhauses mit Lager Friesenrieder Str.20 87648 Altrang		
Zeichnungen	Ansichten		
Bauherr / -in	Nikolaus Fischer Am Katzenberg 27A 87648 Altrang 01715430090		
Bauherr / -in	Josef Moser Römerstraße 20 87648 Altrang 01712888265		
Zeichner	Nieberle Gabriele Lindenstraße 4 87648 Altrang		
Baunr.: 7/24	Maßstab 1:100	Datum 04.09.2025	Plan Nr. E12
Nachbarn	Kenntnisnahme und Zustimmung der angrenzenden Nachbarn:		

Fl.Nr.: 178/42, 178, 185/6, 178/41
DB Netz Aktiengesellschaft
Fl.Nr.: 172/7
Höbel Immobilien GmbH

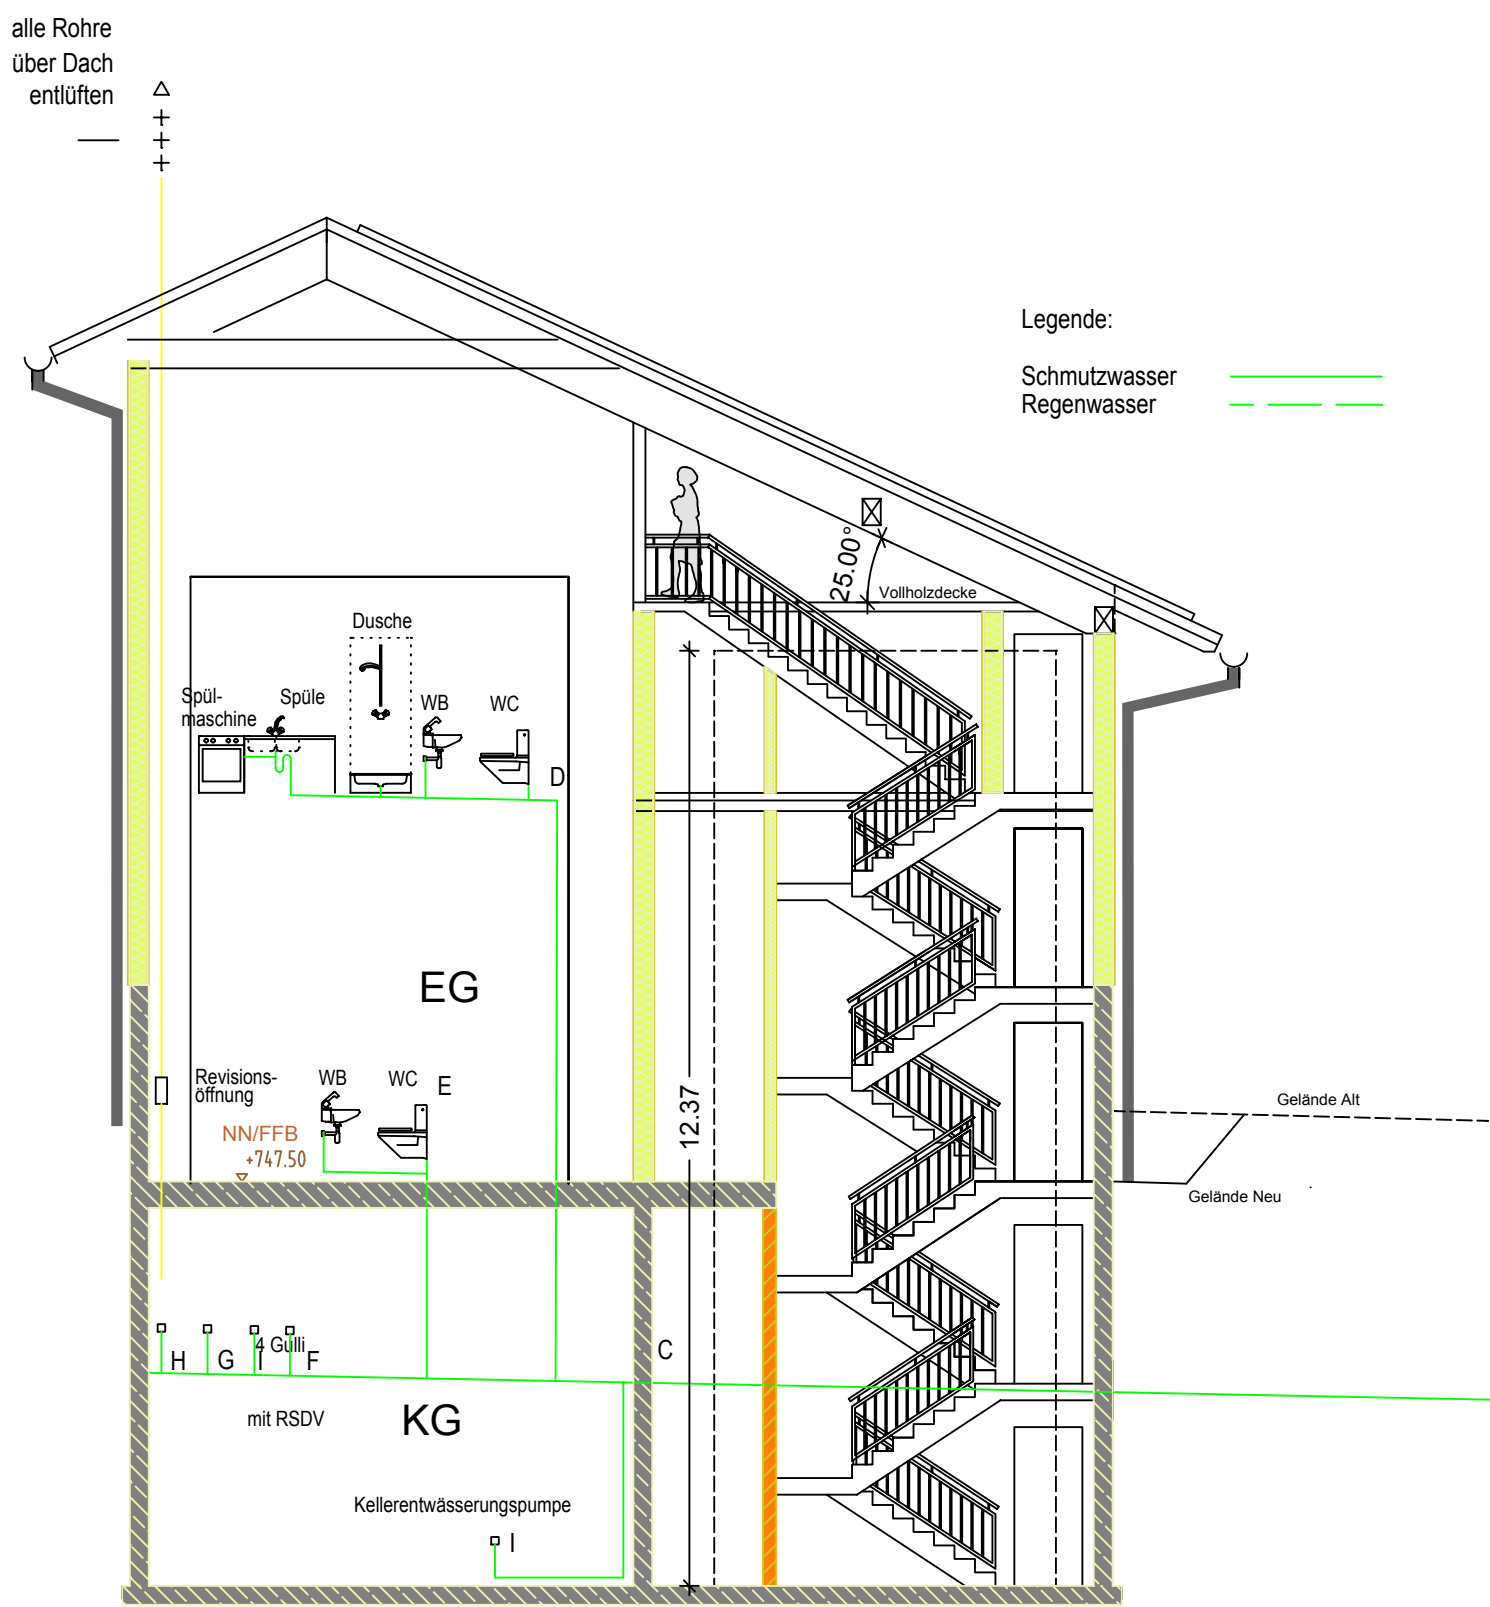

Entwässerung im Schnitt

Hinweis

Vor Beginn der Kanalarbeiten ist die vorhandene Kanalhöhe zu überprüfen und der Kanal gegebenenfalls den örtlichen Gegebenheiten anzupassen.


Die technischen Bestimmungen der Ortskanalsatzung und die DIN 1986 (Technische Bestimmungen für den Bau und den Betrieb von Grundstücksentwässerungsanlagen) sind zu beachten.

Die Grundstücksentwässerungsanlage ist vor dem (auch teilweisen) Verfüllen zur Abnahme anzuzeigen.

Die Grundstücksentwässerungsleitungen insb. für Schmutzwasser sind mit druckwasserdichten Verbindungen auszustatten.

Die Grundleitungen sind nach der Verlegung und nach baulichen Änderungen einer Wasserdichtheitsprüfung nach DIN EN 1610 zu unterziehen.

Bei Versickerung von unverschmutztem Regenwasser ist die Niederschlagswasserfreistellungsverordnung zu beachten

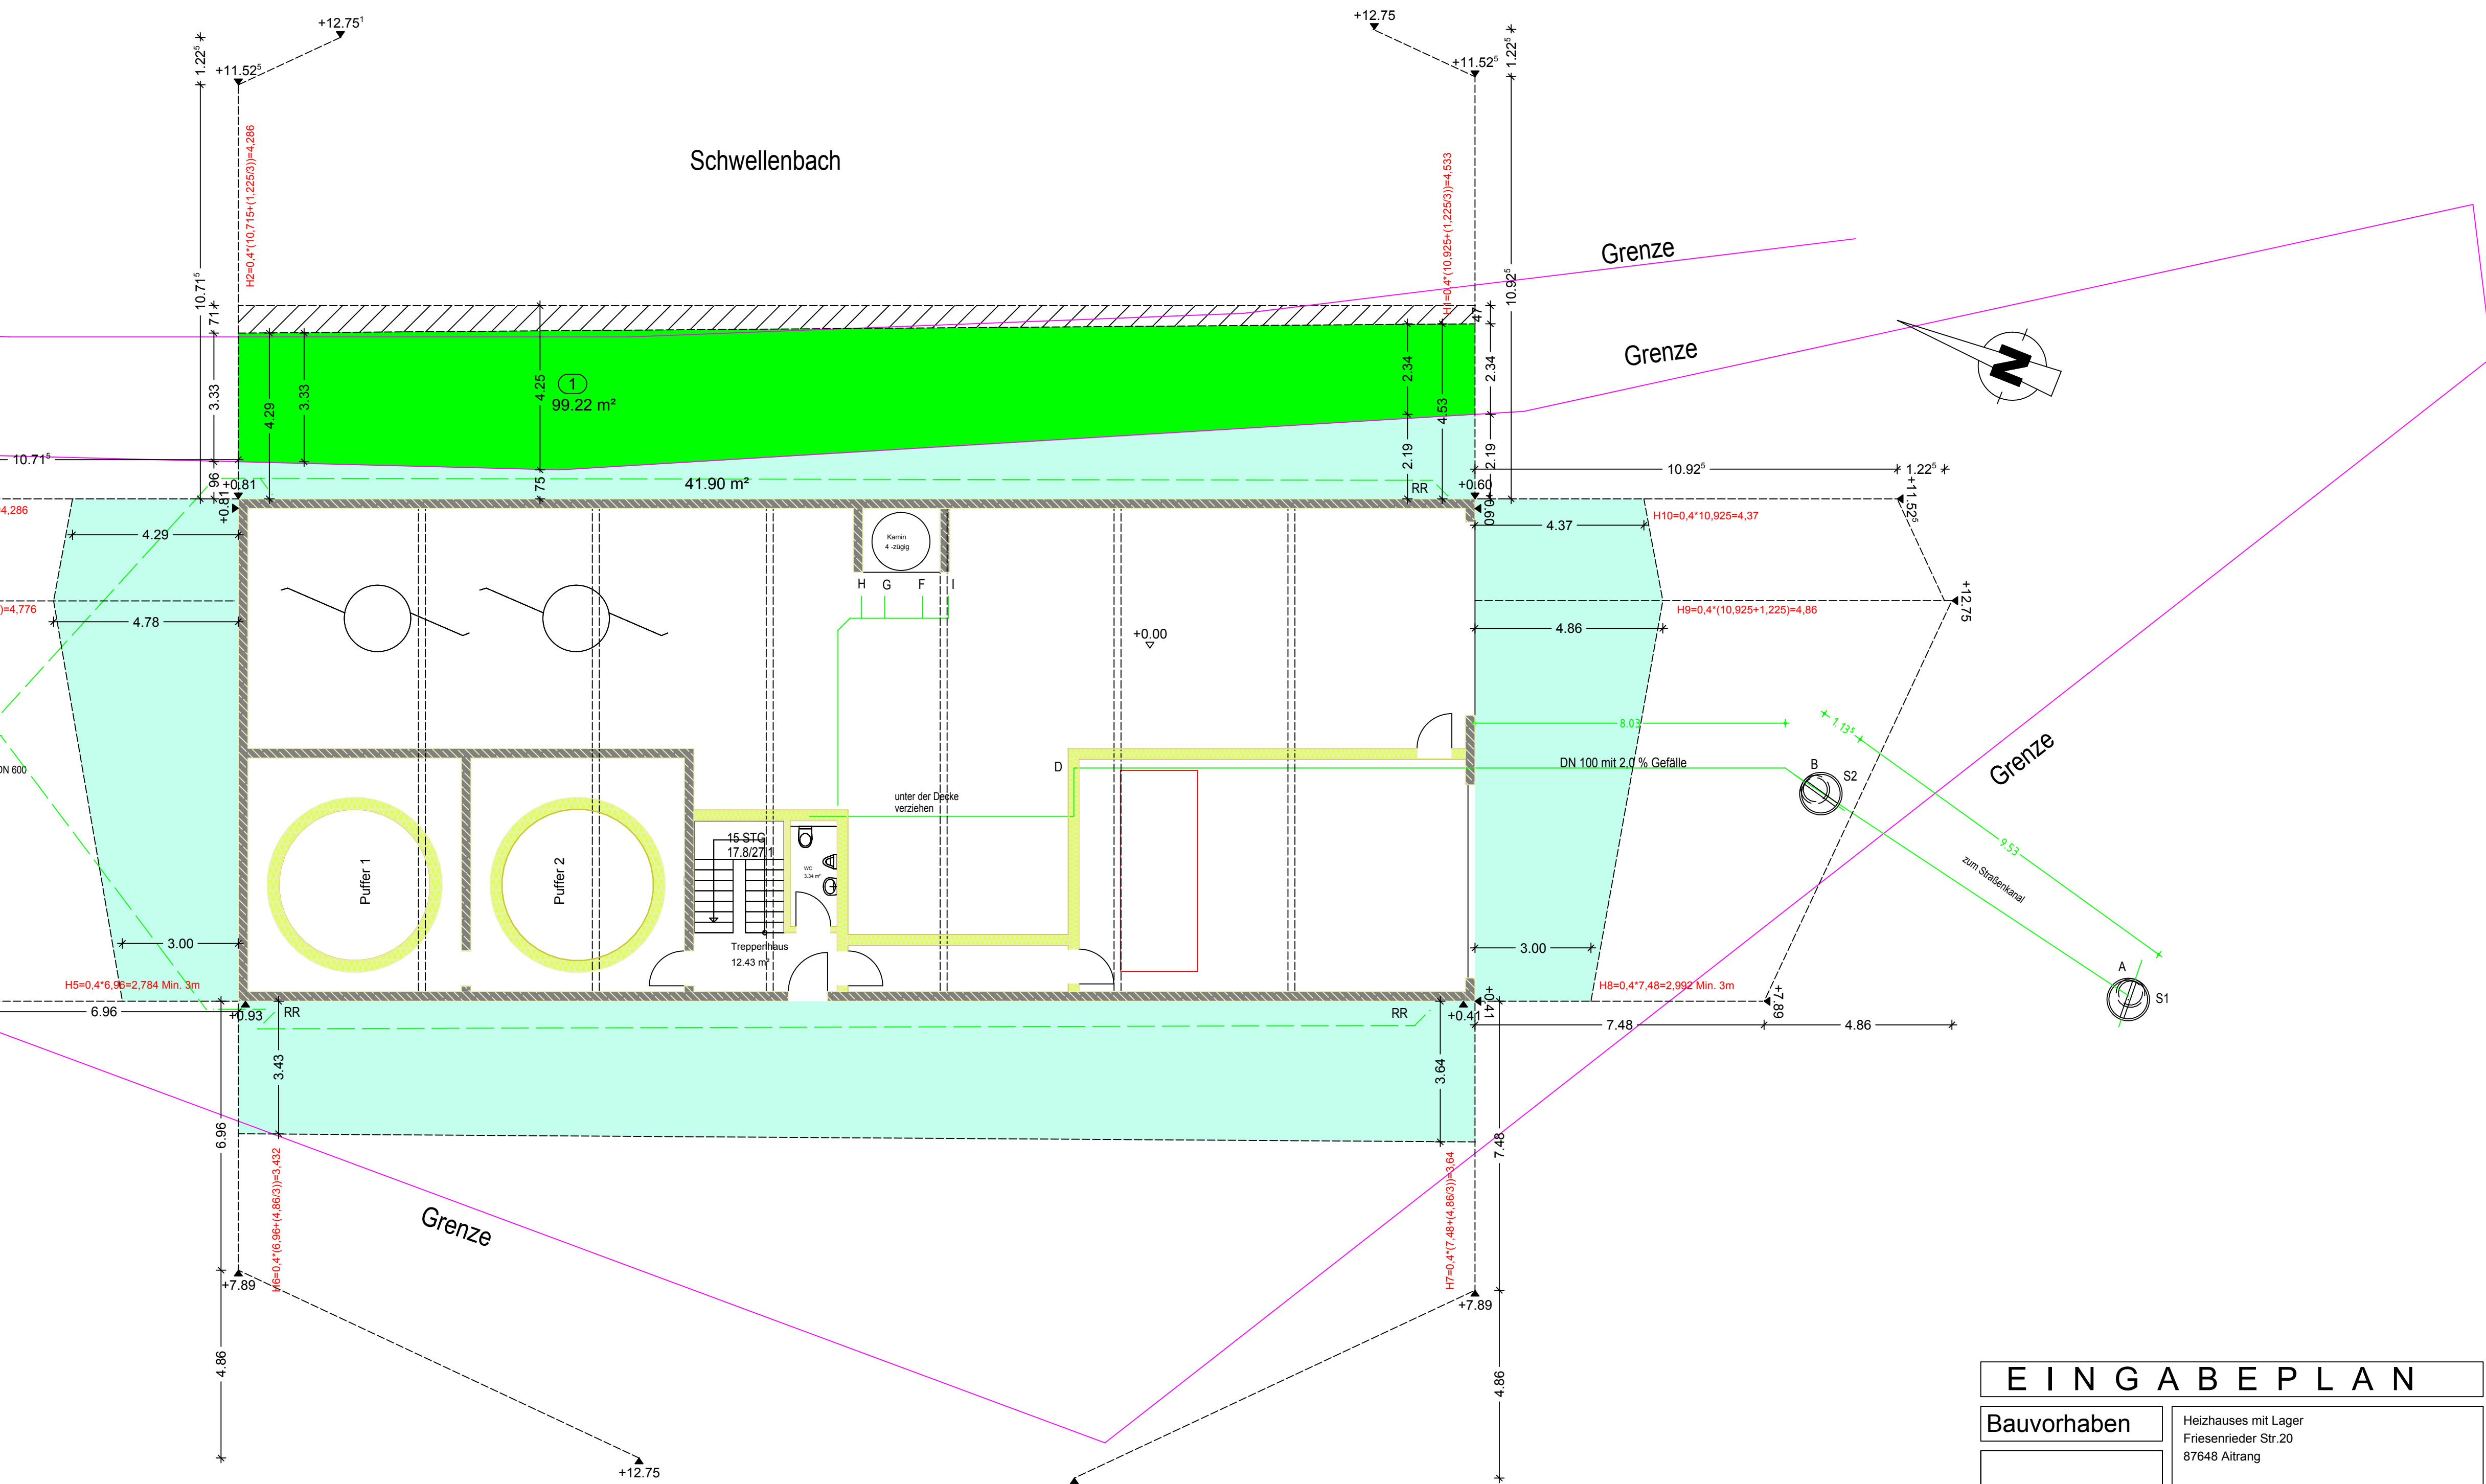

ENTWÄSSERUNG IM GRUNDRISS
(im Trennsystem)

EINGABEPLAN		
Bauvorhaben	Heizhauses mit Lager Friesenrieder Str.20 87648 Altrang	
Zeichnungen	Abtansflächen u. Entwässer.	
Bauherr / -in	Nikolaus Fischer Am Katzenberg 27A 87648 Altrang 01715430090	
Bauherr / -in	Josef Moser Römerstraße 20 87648 Altrang 01712888265	
Zeichner	Nieberle Gabriele Lindenstraße 4 87648 Altrang	
Baunr.: 7/24	Maßstab 1:100	Datum 04.06.2025
Nachbarn	Kennzeichnung und Zustimmung der angrenzenden Nachbarn:	

Fl.Nr.: 178/42, 178, 185/6, 178/41
DB Netz Aktiengesellschaft
Fl.Nr.: 172/7
Höbel Immobilien GmbH